




PIANTA PIANO RIALZATO

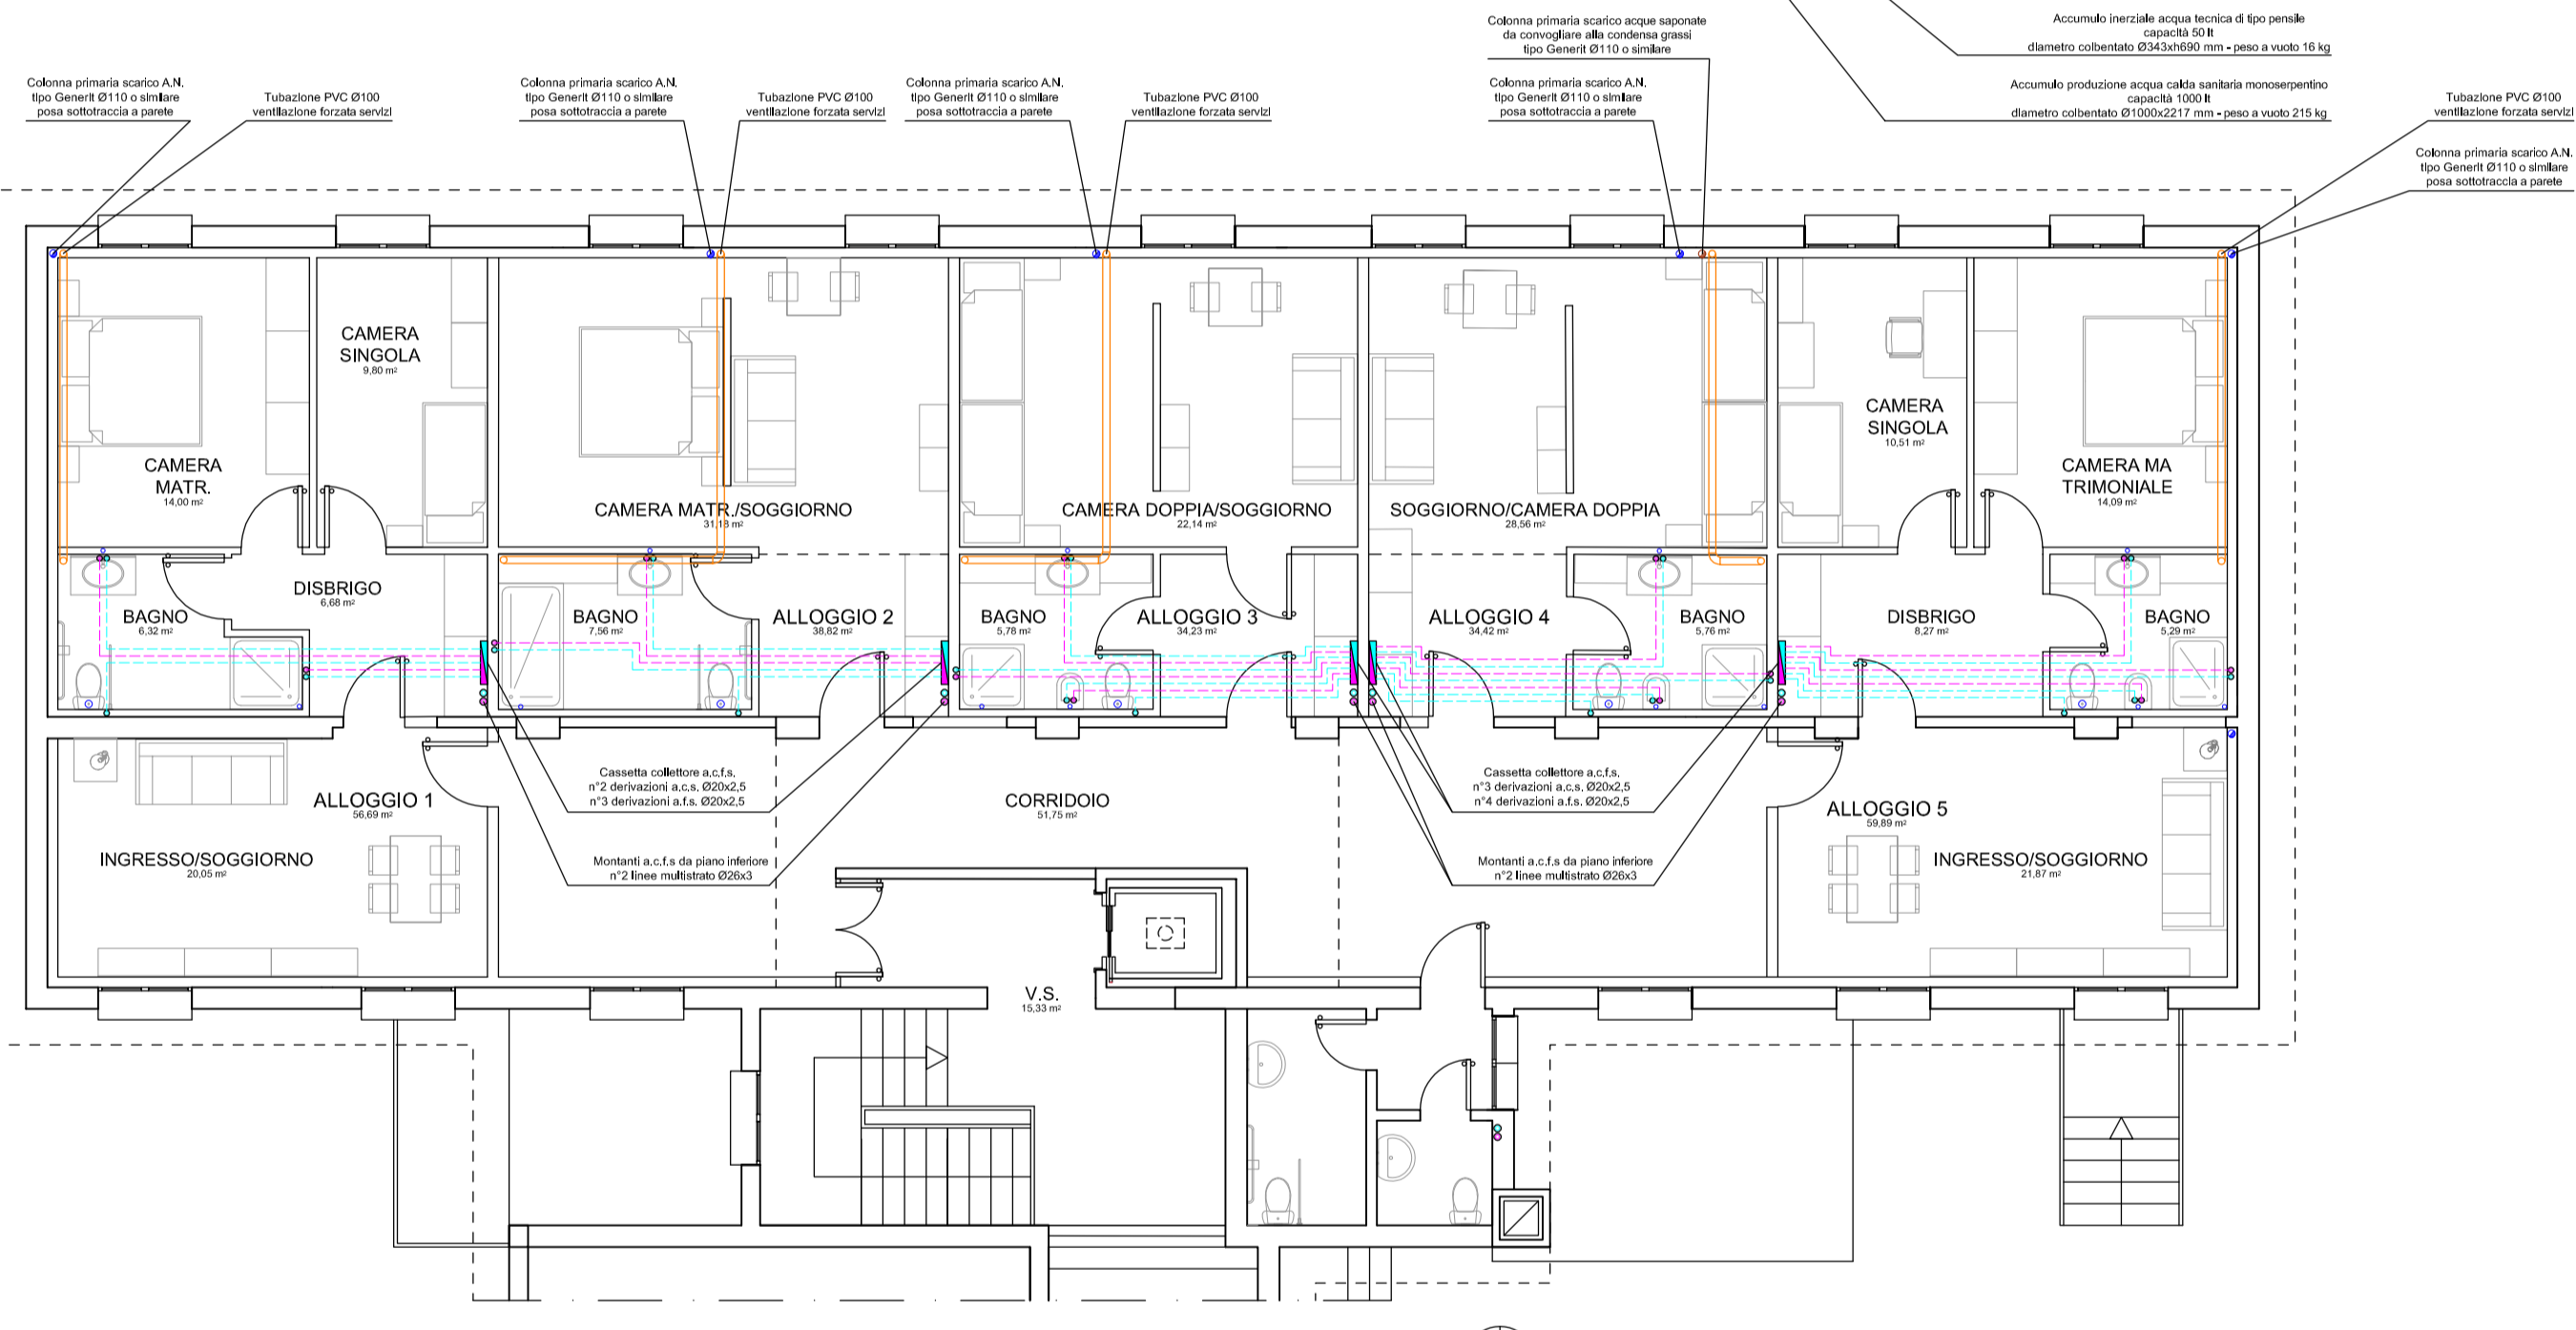

PIANTA PIANO PRIMO

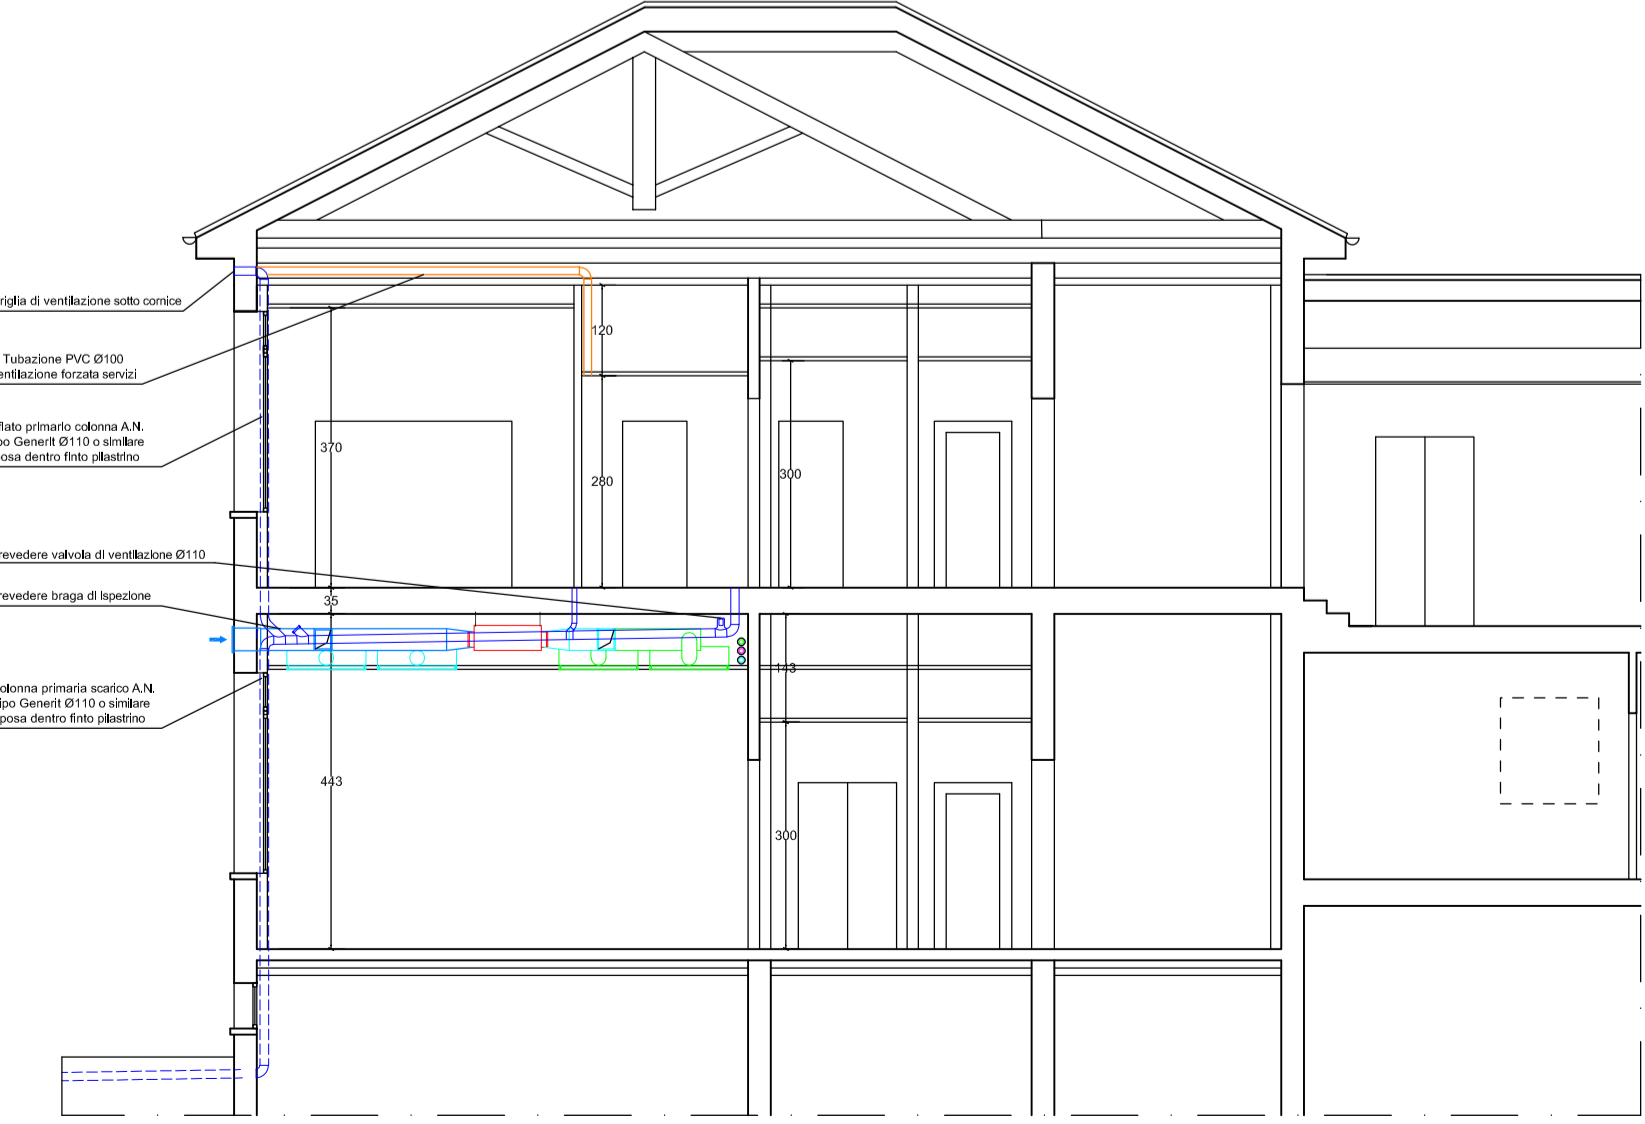

SEZIONE

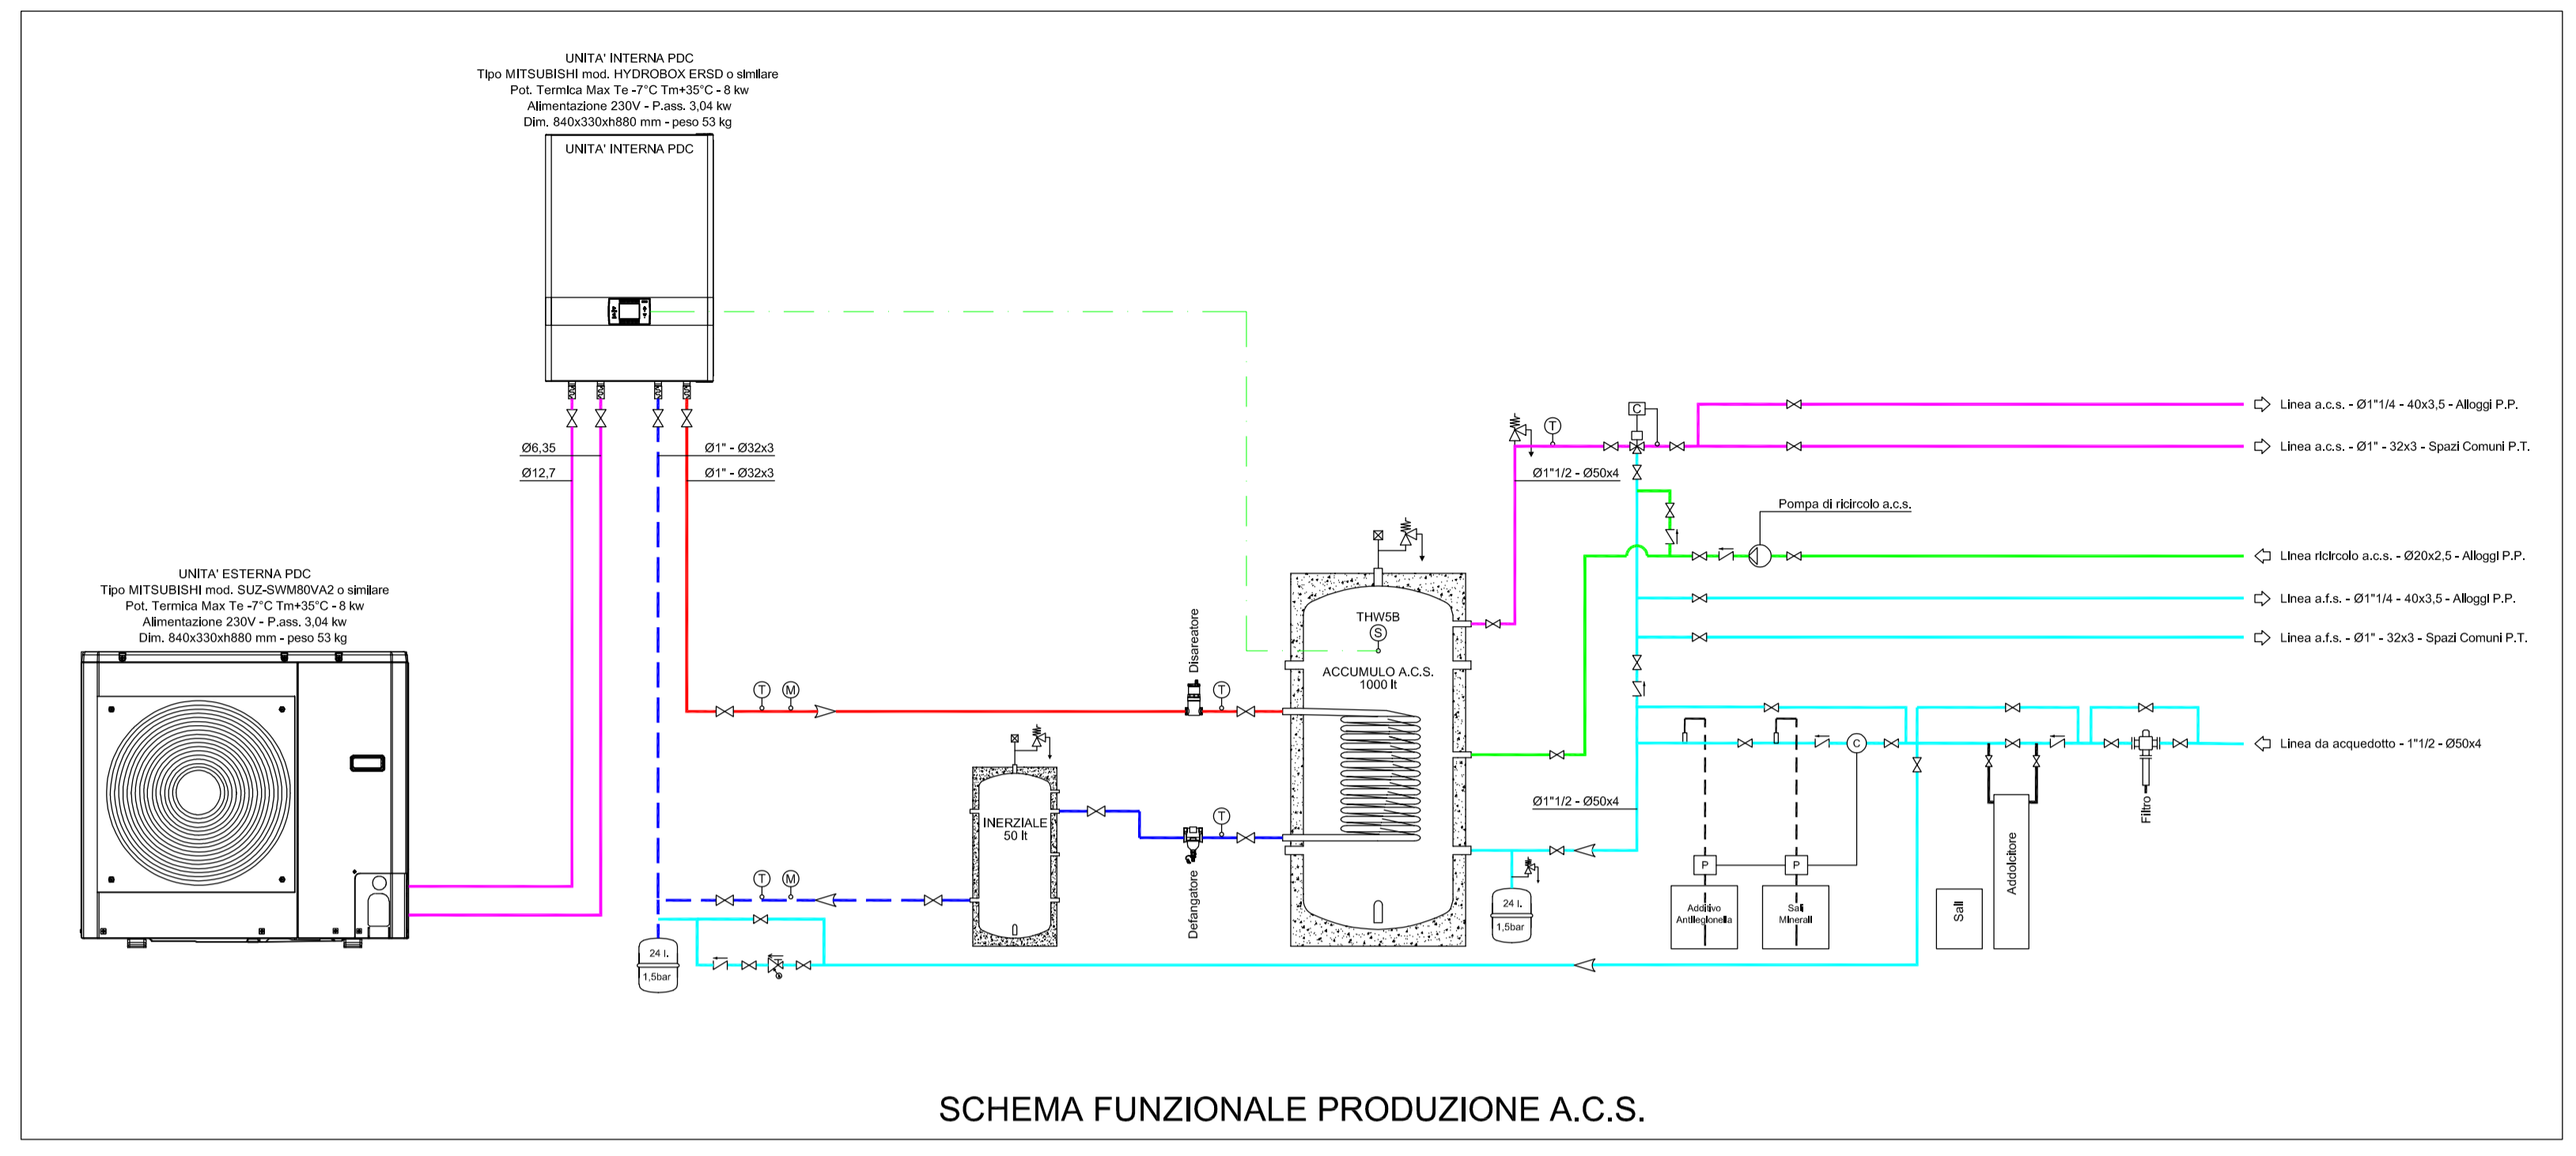

SCHEMA FUNZIONALE PRODUZIONE A.C.S.

LEGENDA

- LINEE IMPIANTO VRF1 - POSA A VISTA NEL CONTROSOFFITTO
- LINEE IMPIANTO VRF2 - POSA A VISTA NEL CONTROSOFFITTO
- LINEE ACQUA FREDDA SANITARIA - POSA INTERRATA
- LINEE ACQUA FREDDA SANITARIA - POSA A VISTA
- LINEE ACQUA FREDDA SANITARIA - POSA SOTTOTRACCIA
- LINEE ACQUA CALDA SANITARIA - POSA A VISTA
- LINEE ACQUA CALDA FREDDA SANITARIA - POSA SOTTOTRACCIA
- LINEE RICIRCOLO ACQUA CALDA SANITARIA - POSA A VISTA NEL CONTROSOFFITTO
- LINEE SCARICO ACQUE NERE - POSA A VISTA NEL CONTROSOFFITTO
- LINEE SCARICO ACQUE NERE - POSA SOTTOTRACCIA
- LINEE SCARICO ACQUE SAPONATE ALLA C.G. - POSA SOTTOTRACCIA
- TUBAZIONE PVC VENTILAZIONE SERVIZI - POSA A VISTA NEL CONTROSOFFITTO
- LINEE SCARICO CONDENSA - A VISTA NEL CONTROSOFFITTO
- CA COMANDO AMBIENTE UNITA' INTERNE VRF
- ITP CENTRALIZZATORE IMPIANTO VRF

Comune di Padova
SETTORE LAVORI PUBBLICI

LLPP EDP 2023/087 PR-FESR 2021-27
Ristrutturazione Casa Leonardo da Vinci

febbraio 2025

Tavola n. **IM 02** PROGETTO ESECUTIVO
Scala 1:100 Impianto idrico san. e scarichi - Schema funzionale prod. a.c.s. Progetto:

Responsabile Unico del Progetto:
1:200 **Architetto LUCA MOSOLE**

Progettista:
architetto annabianca compostella
STUDIO ARCHITETTI VENETI

36061 bassano del grappa - via beata giovanna 81
tel. e fax 0424/525191 - p.j.v.a 03859010245 - e-mail archiven@libero.it

Collaboratore progettazione impiantistica:
FARINA ENGINEERING S.r.l.
Servizi di Ingegneria

A termine di legge, questo elaborato è nostra proprietà intellettuale e pertanto non può essere riprodotto né esibito a terzi senza nostra autorizzazione scritta - L. 22.04.1941 n° 633; C.C. art. 2576 e segg.