
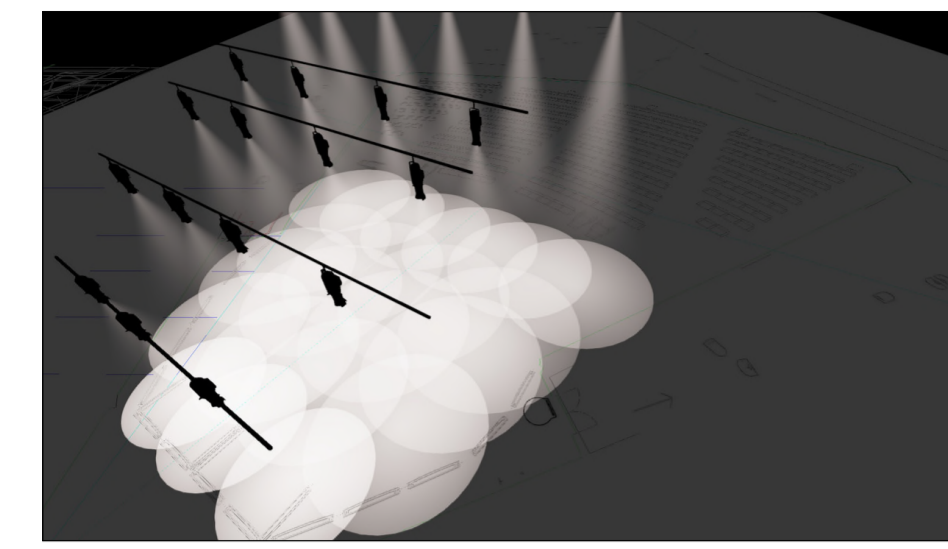
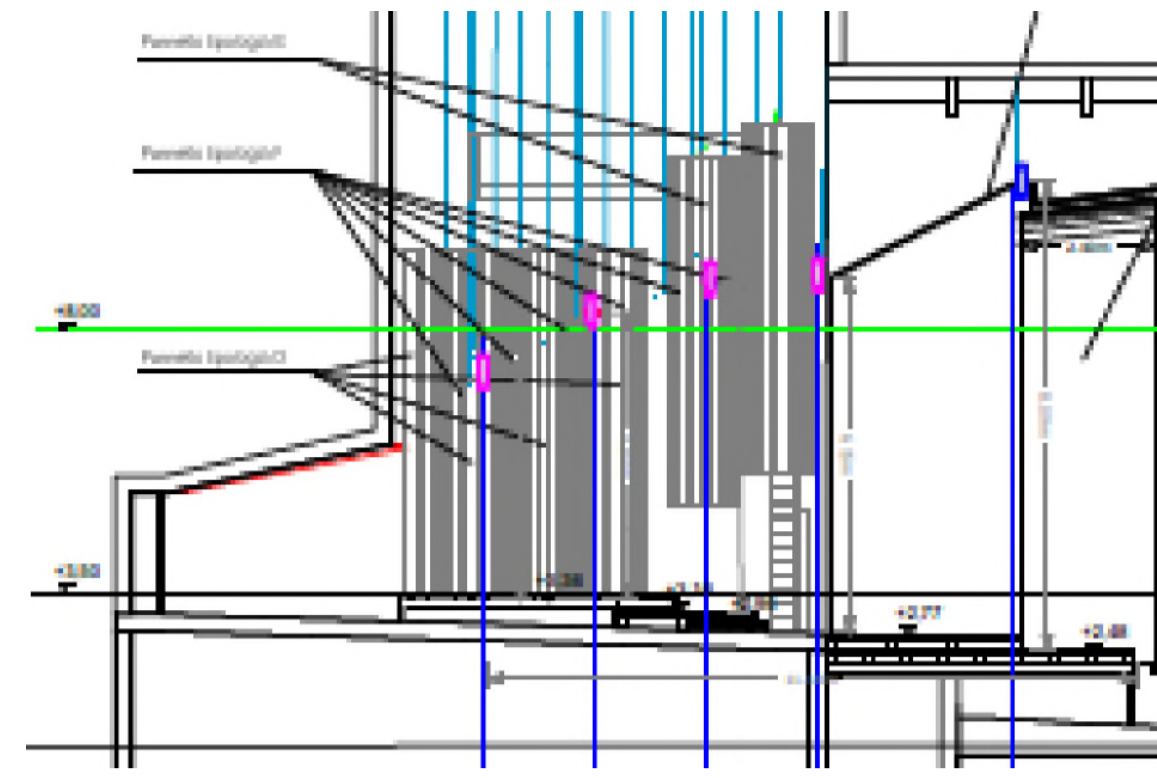


Simbolo	Nome	Conteggio	Wattaggio
	Era 400 Performance CLD	2	455
	ELP-WW 36deg	6	290
	ELP-WW 50deg	15	290

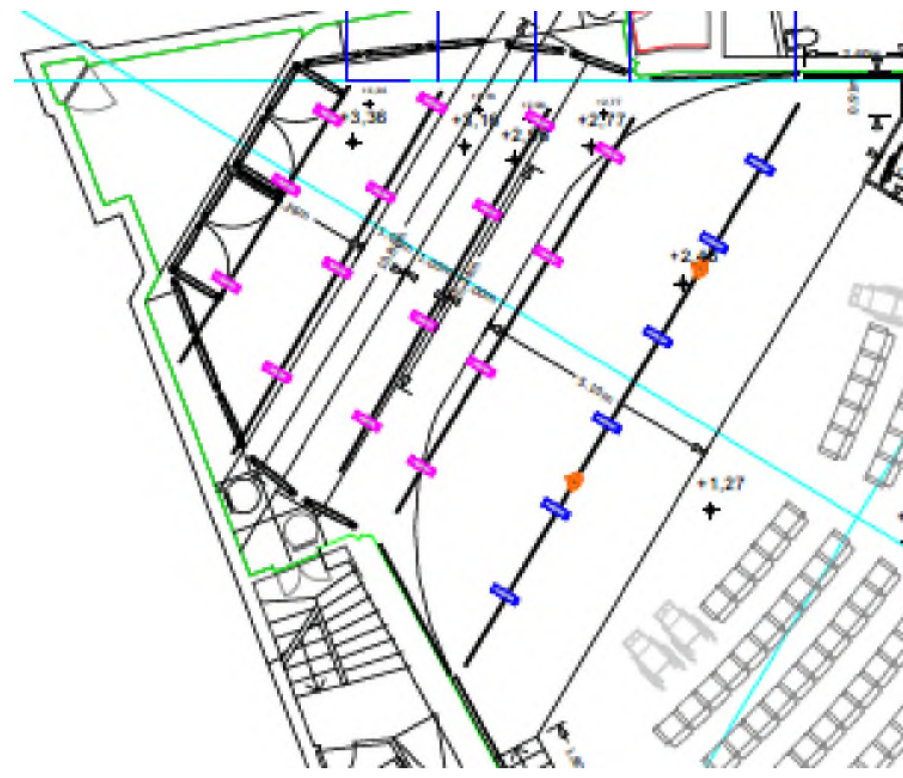

	CONTATORE ENERGIA ATTIVA
	QUADRO ELETTRICO
	CENTRALE IMPIANTI SPECIALI
	POZZETTO ISPEZIONABILE
	POZZETTO CON DISPENSORE DI TERRA VERTICALE
	DISPENSORE DI TERRA VERTICALE
	COLLETTORI DI TERRA
	LOCALE E QUALIZZATO / PUNTO DI EGUALIZZAZIONE
	DISPENSORE DI TERRA ORIZZONTALE (CORDA CAVI/CONDUTTORE PE)
	CONDUTTRURA SOTTOTRACCIA
	CONDUTTRURA A PARETE
	CONDUTTRURA INTERRATA
	PERCORSO MONTANTE
	PERCORSO DISCESA
	CANALE METALLICO / PVC A VISTA
	SCATOLA DI DERIVAZIONE IP 55 MIN.
	INTERRUTTORE MT 01
	INTERRUTTORE
	DEVIATORE
	INVERTITORE
	INTERRUTTORE DIMMERABILE
	PULSANTE
	PULSANTE A TIRANTE
	PULSANTE LUMINOSO
	RELEVATORE DI PRESENZA
	PULSANTERIA
	COMANDO APRICHIUDI
	PULSANTE DI SGANCIO
	PUNTO LUCE A SOFFITTO
	PUNTO LUCE A PARETE
	PLAFONIERA DI ARREDO LED 42W
	STRIP LED TIPO PERIMETRALE - SOFFITTO O SEDIMPASSO
	FARETTO INCASSATO LED DIAM 220mm 30W SISTEMA DALI
	FARETTO INCASSATO LED DIAM 220mm 42W SISTEMA DALI
	FARETTO INCASSATO LED DIAM 220mm 30W
	APPLIQUE DI ARREDO LED BIEMISSIONI 25W IP65
	APPLIQUE DI ARREDO LED DALI BIEMISSIONI 25W IP65
	PROIETTORE REGOLABILE DALI PER INTERNI
	PUNTO LUCE A SOFFITTO / A PARETE CON RILEVATORE DI PRESENZA
	LAMPADA ILLUMINAZIONE DI EMERGENZA S.E. IP42 500lm AUT. 3H
	LAMPADA ILLUMINAZIONE DI EMERGENZA S.E. IP65 700lm AUT. 3H
	LAMPADA ILLUMINAZIONE DI EMERGENZA S.E. IP20 80lm SU SCATOLA 503 AUT. 3H
	INDICATORE DI VIA DI FUGA S.A.
	TORRETTA PRESE (VEDI PARTICOLARE)
	PRESE 1016A CON INTERRUTTORE MNIAUTORIZZATO
	PRESE 1016A O SHUCKO
	PRESE TELEFONO / DATI

T TORRETTA A SCOMPARSA 305x270x92.5


T N.2 PRESE P30 N.4 PRESE P17/11 N.2 PRESE DATI N.2 PRESE MICROFONO

QUADRO PULSANTI NUOVE MOTORIZZAZIONI

RISALITA CAVI MOTORIZZAZIONI CON CANALE METALLICO 200x75

QUADRO PALCO OGGETTO DI INTEGRAZIONE / MODIFICA

P.TO ALIM. MOTORIZZAZIONE

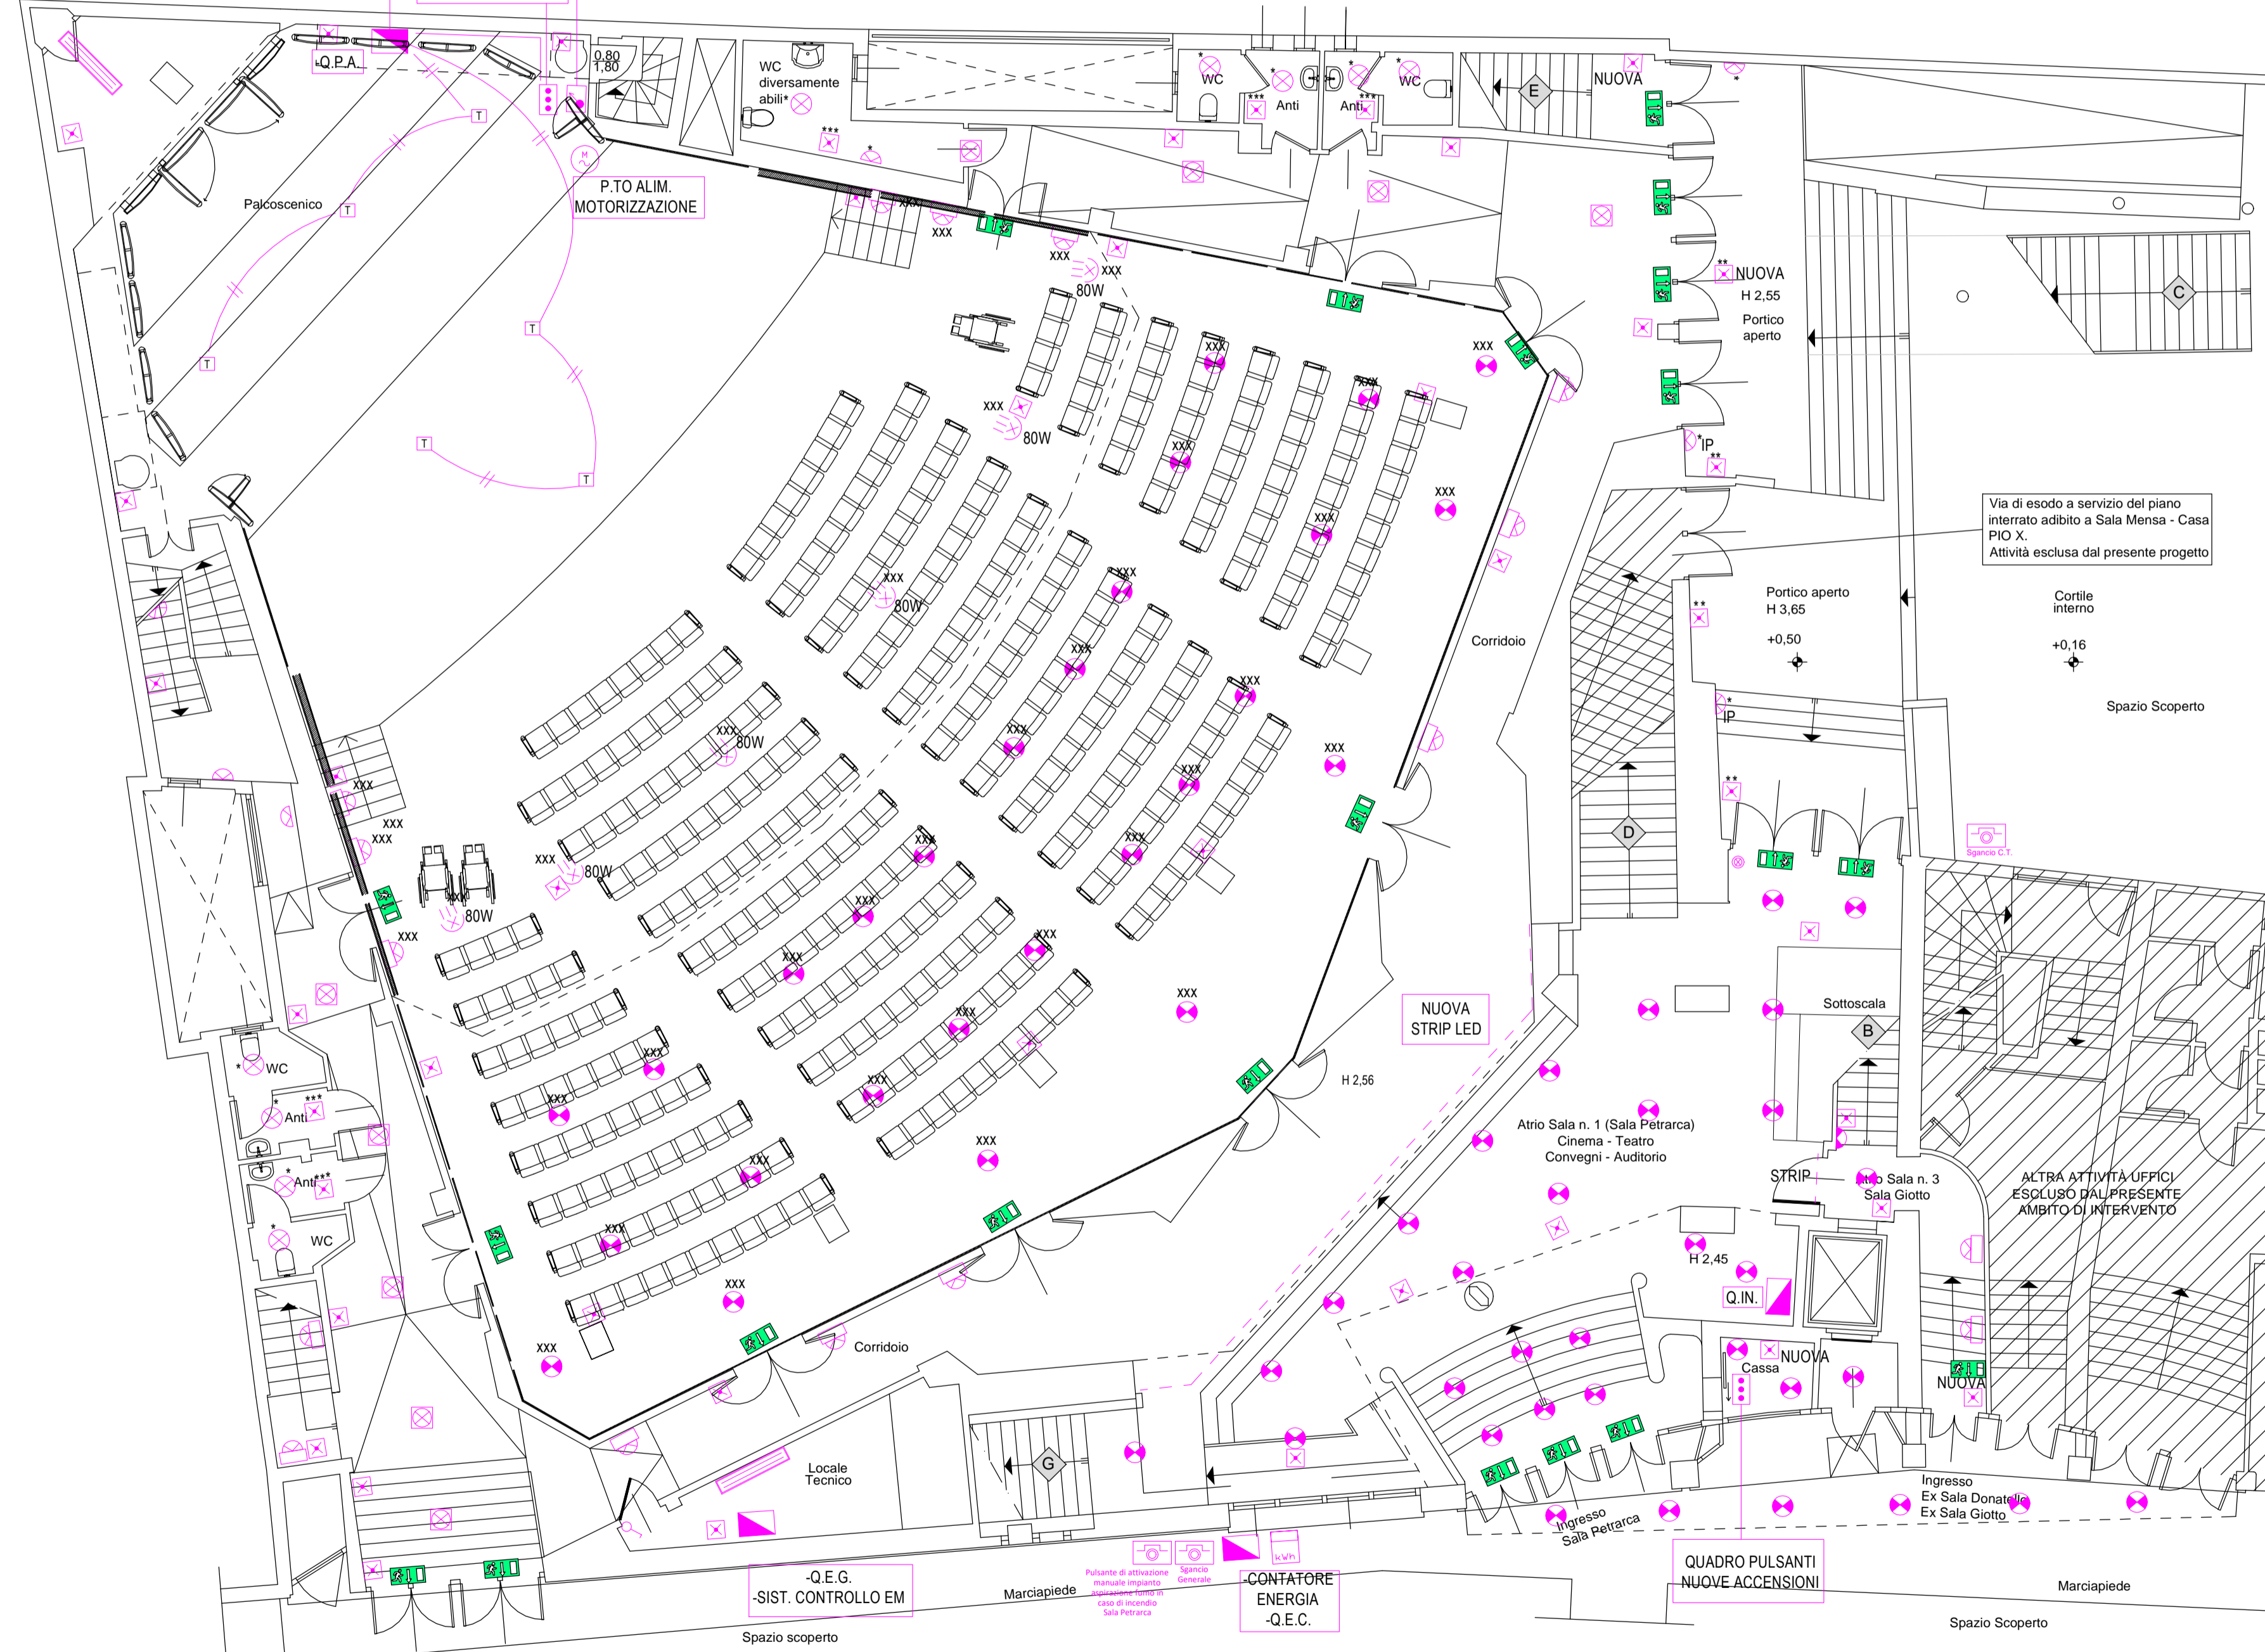

Via di esodo a servizio del piano interrato adibito a Sala Mensa - Casa P.I.O. X. Attività esclusa dal presente progetto

Portico aperto H 3,65 +0,50

Cortile interno +0,16

Spazio Scoperto

NUOVA STRIP LED

Sottoscala B

ALTRA ATTIVITA' UFFICI ESCLUSO DAL PRESENTE AMBITO DI INTERVENTO

NUOVA Cassa

NUOVA

-Q.E.G. -SIST. CONTROLLO EM

CONTATORE ENERGIA -Q.E.C.

QUADRO PULSANTI NUOVE ACCENSIONI

STATO DI PROGETTO - PIANTA PIANO TERRA (Scala 1:100)

STATO DI PROGETTO

NOTE
La presente tavola grafica si riferisce esclusivamente agli aspetti impiantistici; per quanto riguarda gli aspetti architettonici ed edili fare riferimento esclusivamente alle specifiche tavole grafiche.

Comune di Padova



Settore Lavori Pubblici

"RISTRUTTURAZIONE MPX" VIA BONPORTI - PADOVA

CIG B5FC2A518F CUP H97B24000140007 Cod. Progetto LLPP EDP 2025/044

PROGETTISTA OPERE ARCHITETTONICHE DIRETTORE DEI LAVORI

Arch. Eleonora Strada
indirizzo: via Sorio n° 89 - 35141 Padova
email: studioarch.strada@gmail.com
www.architetturacustica.eu

COORDINATORE PER LA SICUREZZA PROGETTISTA IMPIANTI

Ing. Davide Sabbadin
indirizzo: via Tombolan Fava n° 47 - 35129 Padova
email: info@sdprogetti.it

Arch. Ivan Iobstrabizer

indirizzo: via San Pietro n° 77 A - 35139 Padova
email: ivan@iobstrabizer.eu

FASE	AREA	IA	TIPO ELABORATO
GC gestione commessa	PI pianificazione	IA impianti antincendio	EE elenco elaborati
IP indagini preliminari	UR urbanistica	SI sicurezza	EG elaborati grafici
PD progetto di fattibilità	AR architettonico	CO contabilità	RE relazioni
PE progetto esecutivo	SI strutture	W sistemazioni a verde e viabilità	CM componi meteo e sfere
AP appalto	SE geologia e idrogeologia	ID interni opere	CC capitolati e contratti
DL direzione lavori	IE impianti elettrici e speciali	EP rapporti con enti	EP elenco prezzi
	IM impianti termo-meccanici	SA servizi accessori	AP analisi prezzi
			LL lista delle lavorazioni
			GL giornale dei lavori
			RC registro di contabilità
			SL stato di avanzamento lavori
			PM piano manutenzione
			VE verbali
			LC lettere e comunicazioni

TITOLO TAVOLA: Impianto illuminazione e forza motrice - Piano Terra - Stato di Progetto

SIGLA: APPR_072 IE EG 09 R0	file n° 072
DATA: 24/11/2025	PFTE ESECUTIVO
SCALA: 1:100	
FILE: APPR_072 IE EG 09 R0 - Impianto Illuminazione e FM - Piano Terra SDP	PROGETTO

CAPO SETTORE LAVORI PUBBLICI
Dott. Danilo Guarti
Settore Lavori Pubblici Comune di Padova

RESPONSABILE UNICO DEL PROGETTO
arch. Domenico Lo Bosco
Settore Lavori Pubblici Comune di Padova