


SALA PETRARCA
 Superficie Piano Terra = 560,00 m²
 Superficie Galleria Piano Primo = 270,00 m²

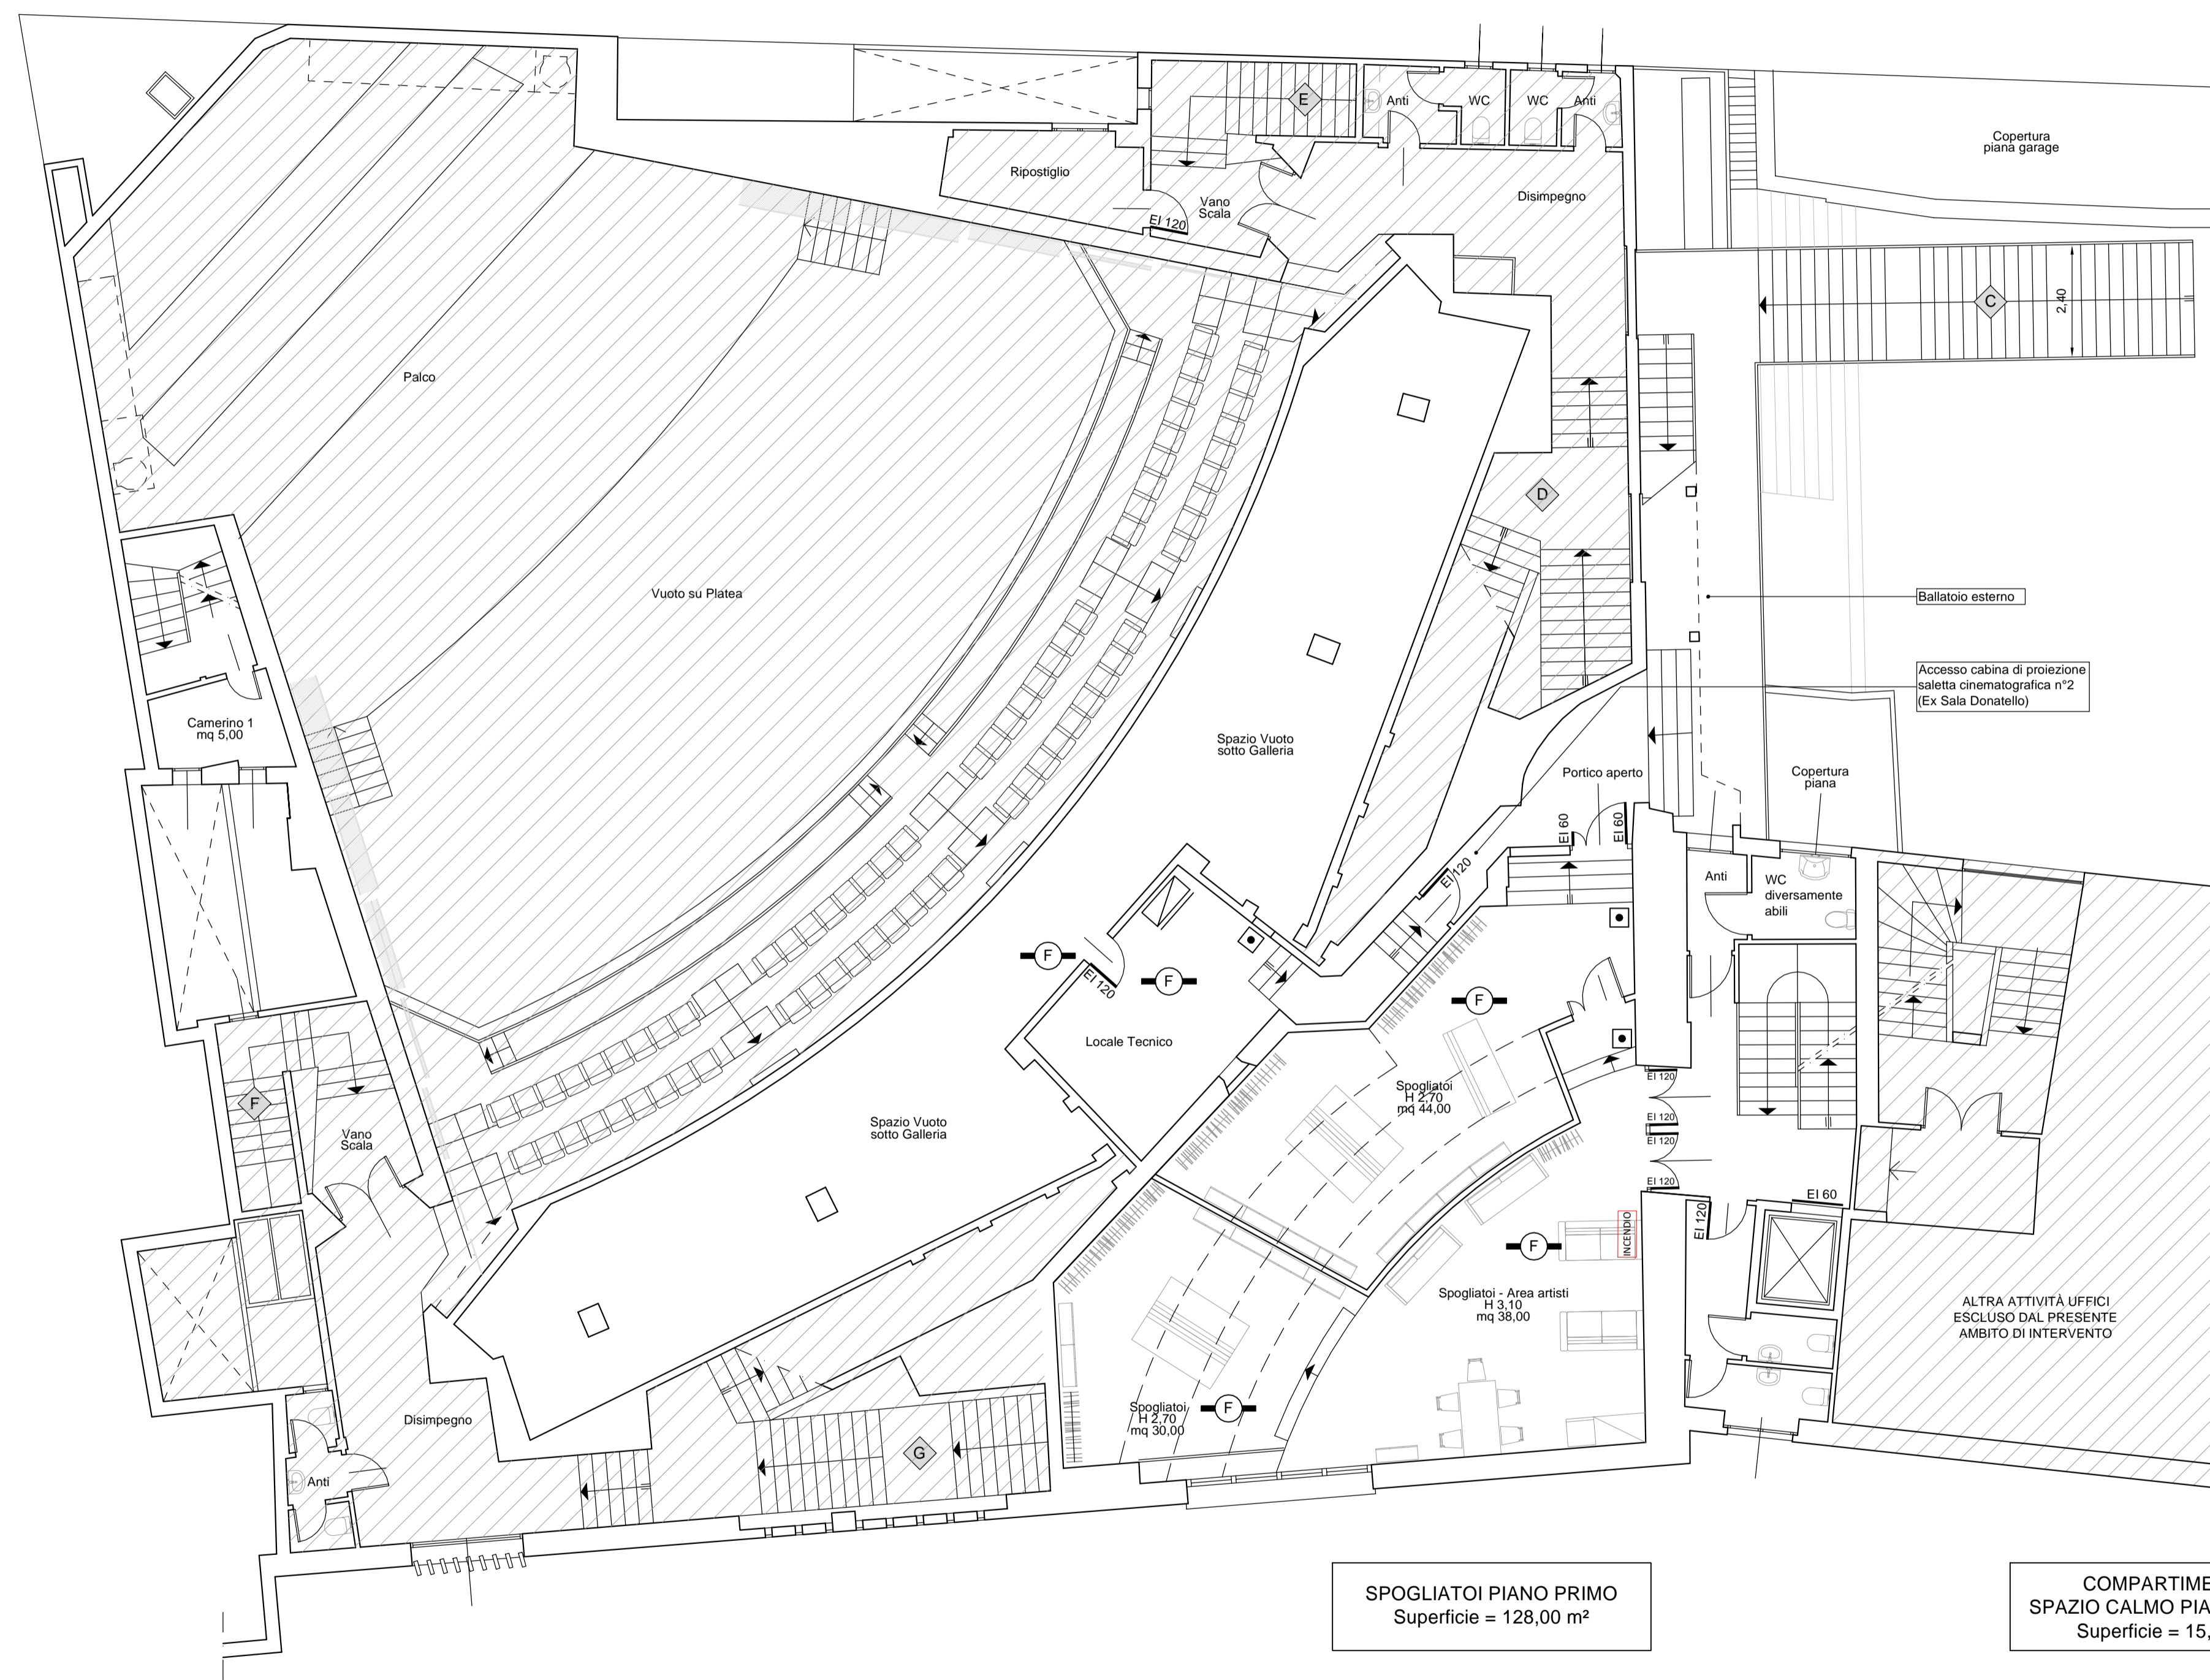

COMPARTIMENTO CABINA DI PROIEZIONE P1
 Superficie = 23,30 m²

SPOGLIATOI PIANO PRIMO
 Superficie = 128,00 m²

COMPARTIMENTO SPAZIO CALMO PIANO PRIMO
 Superficie = 15,50 m²

PIANTA PIANO PRIMO (Scala 1:100)

LEGENDA SIMBOLI	
Simbolo	Descrizione
	Centrale Antincendio
	Alimentatore supplementare 24Vdc
	Sostituzione delle sirene interne esistenti con pannelli ottico-acustici di allarme antincendio, interfacciati e temporizzati con il sistema EVAC secondo logica di attivazione definita da tabella causa-effetto
	Sirena Ottico/Acustica Allarme Antincendio - Esterna
	Pulsante di segnalazione manuale di allarme antincendio
	Nuova installazione di rivelatore automatico fumo incendio conforme alle norme UNI 9795
	Rivelatore automatico fumo incendio conforme alle norme UNI 9795 Sostituzione dei rivelatori di incendio non funzionanti o con anzianità superiore a 12 anni
	Rivelazione automatico fumo incendio a barriera lineare trasmettitore/specchio riflettente conforme alle norme UNI 9795 Sostituzione dei rivelatori di incendio non funzionanti o con anzianità superiore a 12 anni
	Nuovo sistema di apertura automatica in caso di emergenza di un serramento con anta a battente normalmente chiuso

NOTE
 La presente tavola grafica si riferisce esclusivamente agli aspetti impiantistici; per quanto riguarda gli aspetti architettonici ed edili fare riferimento esclusivamente alle specifiche tavole grafiche.
 Tutti i percorsi delle linee loop e linee elettriche dell'impianto antincendio andranno verificate e scelte opportunamente nel rispetto della configurazione estetica e architettonica allo stato attuale.

Comune di Padova



Settore Lavori Pubblici

**"RISTRUTTURAZIONE MPX"
 VIA BONPORTI - PADOVA**

CIG B5FC2A518F CUP H97B24000140007 Cod. Progetto LLPP EDP 2025/044

**PROGETTISTA OPERE ARCHITETTONICHE
 DIRETTORE DEI LAVORI**

Arch. Eleonora Strada
 indirizzo: via Sorio n° 89 - 35141 Padova
 email: studioarch.strada@gmail.com
 www.architetturacustica.eu

**COORDINATORE PER LA SICUREZZA
 PROGETTISTA ANTINCENDIO
 PROGETTISTA IMPIANTI**

Ing. Davide Sabbadin
 indirizzo: via Tombolan Fava n° 47 - 35129 Padova
 email: info@sdprogetti.it

Arch. Ivan Iobstraibizer
 indirizzo: via San Pietro n° 77 A - 35139 Padova
 email: ivan@iobstraibizer.eu

FASE	AREA	IA	TIPO ELABORATO
GC gestione commessa	PI pianificazione	IA impianti antincendio	EE elenco elaborati
IP indagini preliminari	UR urbanistica	SI sicurezza	EG elaborati grafici
PD progetto di fattibilità	AR architettonico	CO contabilità	RE relazioni
PE progetto esecutivo	SI strutture	W sistemazioni a verde e viabilità	CM composti metrici e stime
AP appalto	SE geologia e idrogeologia	IO intesa opere	CC capitolati e contratti
DL direzione lavori	IE impianti elettrici e speciali	RE rapporti con enti	EP elenco prezzi
	IM impianti termo-meccanici	SA servizi accessori	AP analisi prezzi
			LL lista delle lavorazioni
			GL giornale dei lavori
			RC registro di contabilità
			SL stato di avanzamento lavori
			PM piano manutenzione
			VE verbali
			LC lettere e comunicazioni

TITOLO TAVOLA: **Impianto Rivelazione - Pianta Piano Primo**

SIGLA: APPR_085 RI EG 03 R0	file n° 085
DATA: 24/11/2025	PFTE ESECUTIVO
SCALA: 1:100	
FILE: APPR_085 RI EG 03 R0 - Impianto Rivelazione - Pianta Piano Primo	PROGETTO

CAPO SETTORE LAVORI PUBBLICI
 Dott. Danilo Guarti
 Settore Lavori Pubblici Comune di Padova

RESPONSABILE UNICO DEL PROGETTO
 arch. Domenico Lo Bosco
 Settore Lavori Pubblici Comune di Padova