


SALA PETRARCA
Superficie Piano Terra = 560,00 m²
Superficie Galleria Piano Primo = 270,00 m²

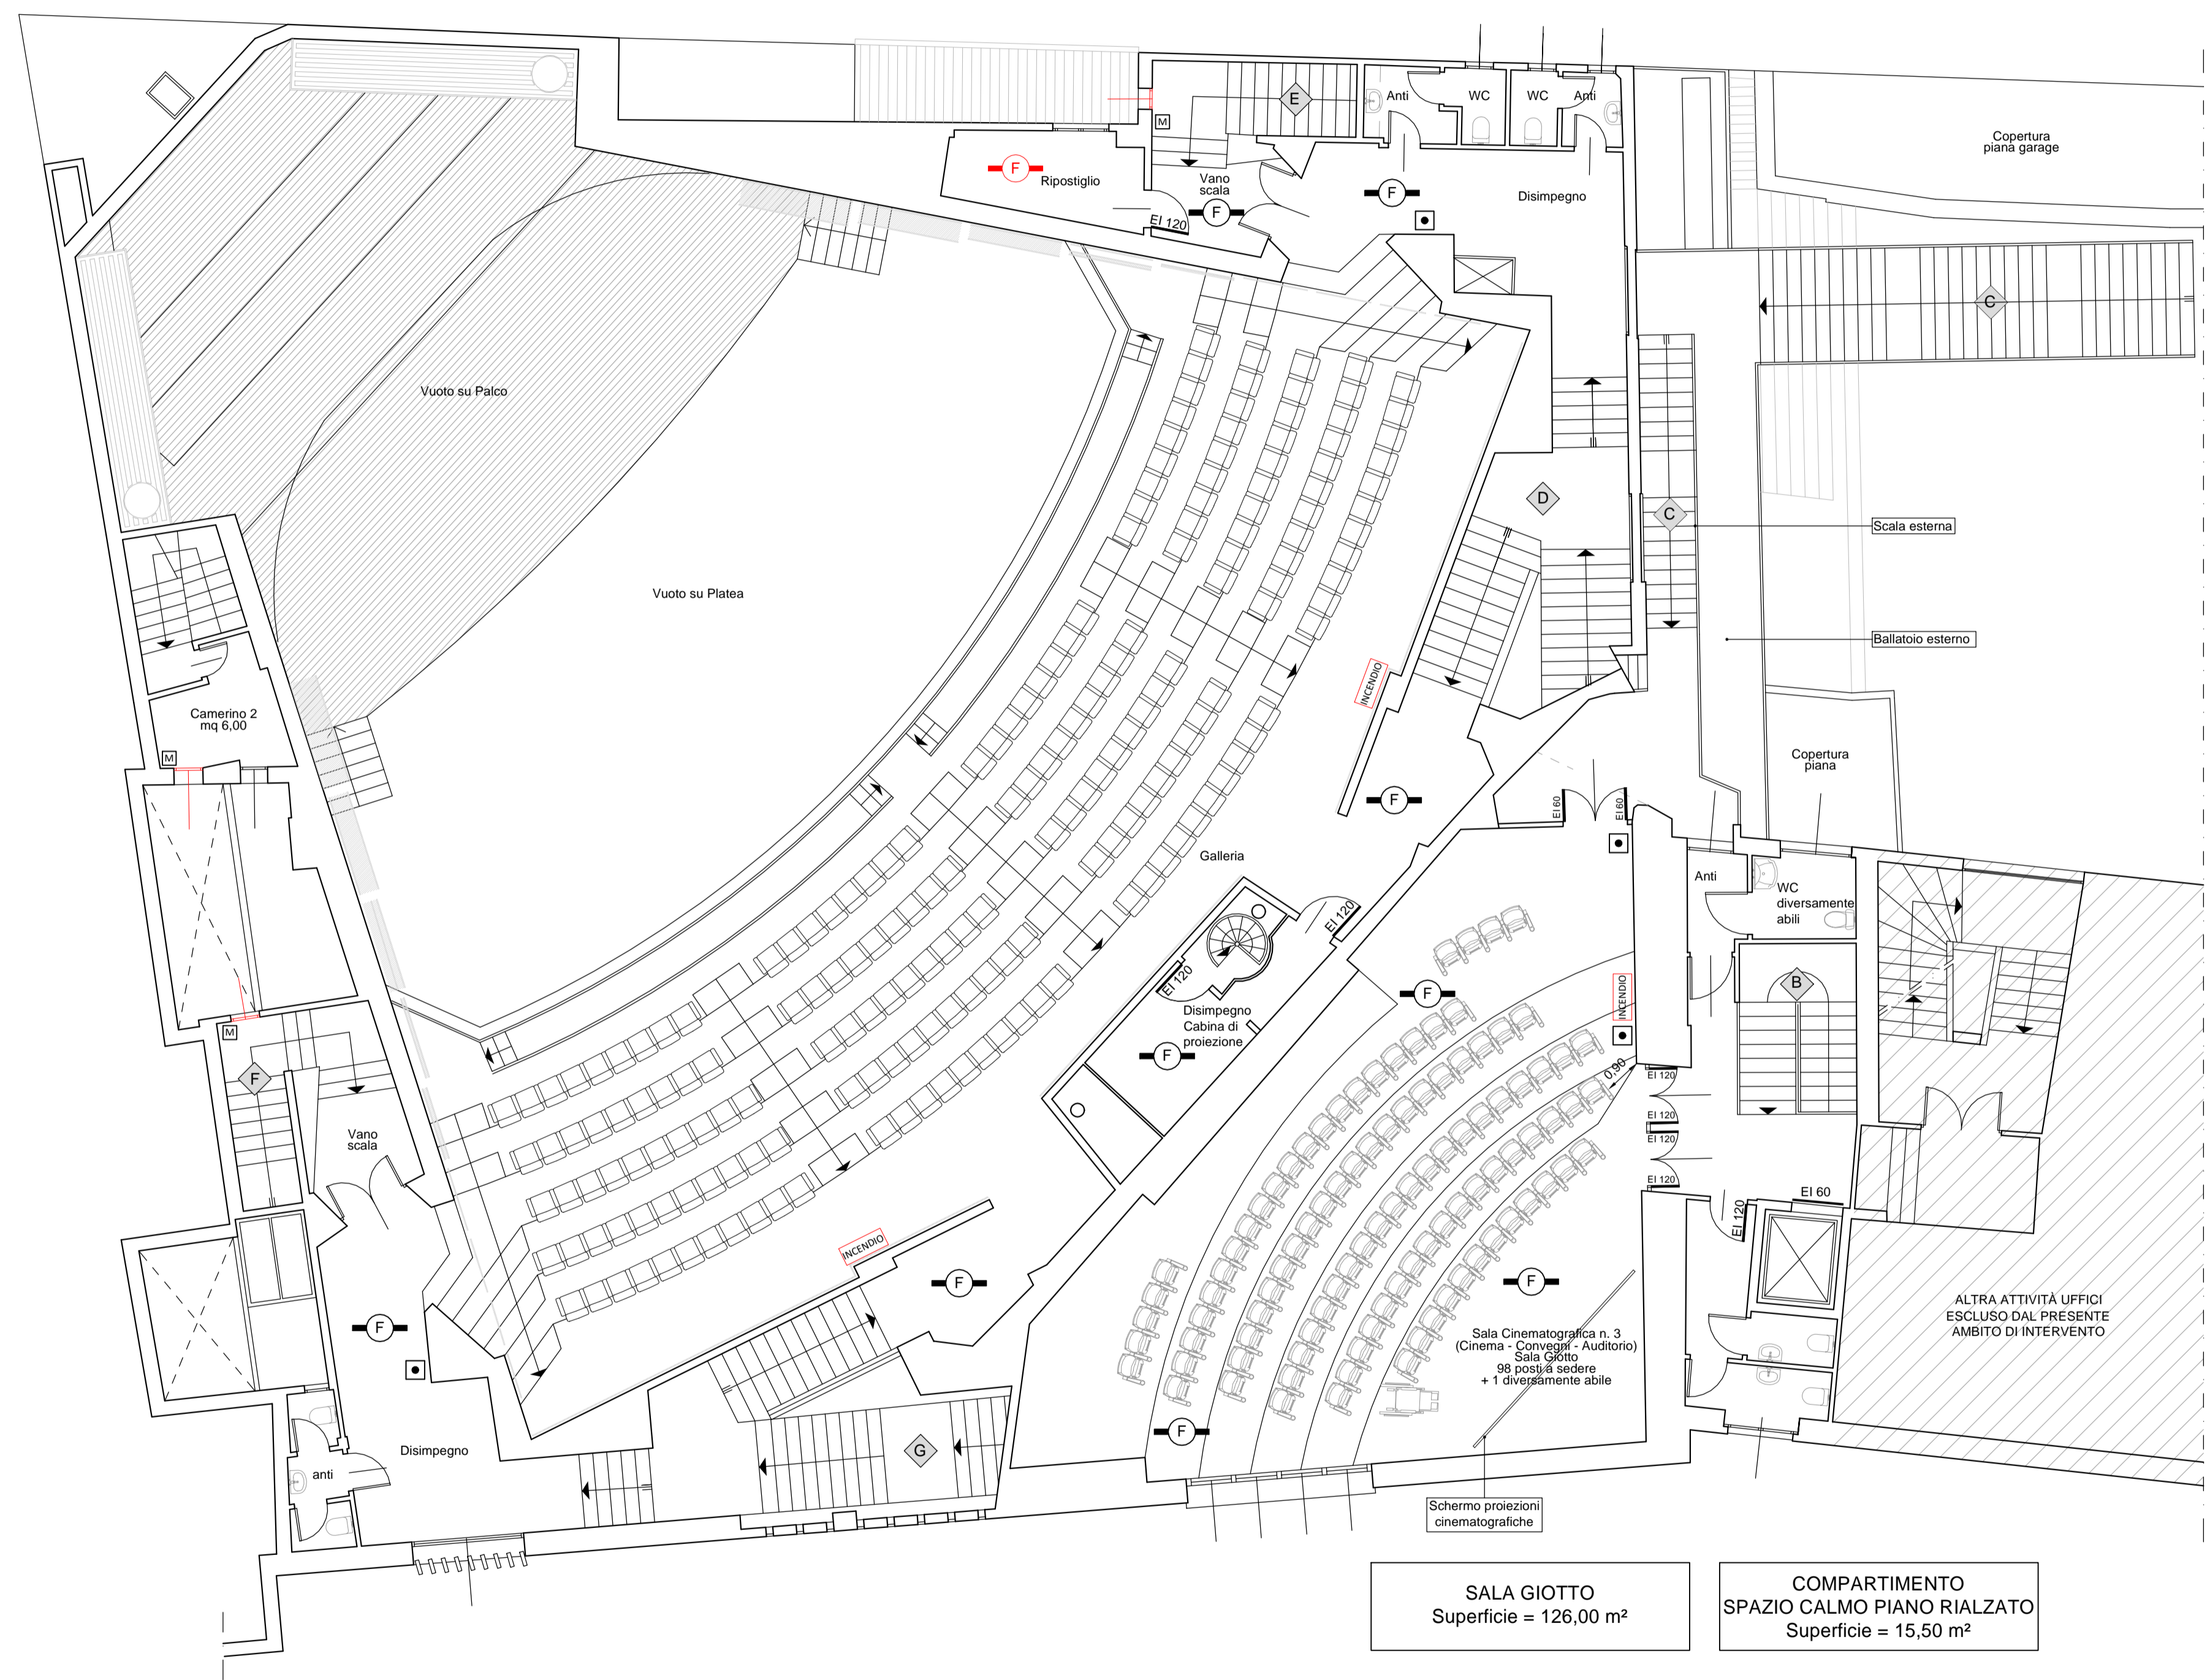

SALA GIOTTO
Superficie = 126,00 m²

COMPARTIMENTO SPAZIO CALMO PIANO RIALZATO
Superficie = 15,50 m²

COMPARTIMENTO CABINA DI PROIEZIONE PIANO PRIMO
Superficie = 10,00 m²

PIANTA PIANO PRIMO RIALZATO (Scala 1:100)

LEGENDA SIMBOLI	
Simbolo	Descrizione
	Centrale Antincendio
	Alimentatore supplementare 24Vdc
	Sostituzione delle sirene interne esistenti con pannelli ottico-acustici di allarme antincendio, interfacciati e temporizzati con il sistema EVAC secondo logica di attivazione definita da tabella causa-effetto
	Sirena Ottico/Acustica Allarme Antincendio - Esterna
	Pulsante di segnalazione manuale di allarme antincendio
	Nuova installazione di rivelatore automatico fumo incendio conforme alle norme UNI 9795
	Rivelatore automatico fumo incendio conforme alle norme UNI 9795 Sostituzione dei rivelatori di incendio non funzionanti o con anzianità superiore a 12 anni
	Rivelazione automatico fumo incendio a barriera lineare trasmettitore/specchio riflettente conforme alle norme UNI 9795 Sostituzione dei rivelatori di incendio non funzionanti o con anzianità superiore a 12 anni
	Nuova sistema di apertura automatica in caso di emergenza di un serramento con anta a battente normalmente chiuso

NOTE
La presente tavola grafica si riferisce esclusivamente agli aspetti impiantistici; per quanto riguarda gli aspetti architettonici ed edili fare riferimento esclusivamente alle specifiche tavole grafiche.
Tutti i percorsi delle linee loop e linee elettriche dell'impianto antincendio andranno verificate e scelte opportunamente nel rispetto della configurazione estetica e architettonica allo stato attuale.

Comune di Padova



Settore Lavori Pubblici

"RISTRUTTURAZIONE MPX"
VIA BONPORTI - PADOVA

CIG B5FC2A518F CUP H97B24000140007 Cod. Progetto LLPP EDP 2025/044

PROGETTISTA OPERE ARCHITETTONICHE
DIRETTORE DEI LAVORI

Arch. Eleonora Strada
indirizzo: via Sorio n° 89 - 35141 Padova
email: studioarch.strada@gmail.com
www.architetturacustica.eu

COORDINATORE PER LA SICUREZZA
PROGETTISTA ANTINCENDIO
PROGETTISTA IMPIANTI

Ing. Davide Sabbadin
indirizzo: via Tombolan Fava n° 47 - 35129 Padova
email: info@sdprogetti.it

Arch. Ivan Iobstraibizer

indirizzo: via San Pietro n° 77 A - 35139 Padova
email: ivan@iobstraibizer.eu

FASE	AREA	TIPO ELABORATO
GC gestione commessa	PI pianificazione	IA impianti antincendio
IP indagini preliminari	UR urbanistica	SI sicurezza
PF progetto di fattibilità	AR architettonico	CO contabilità
PD progetto definitivo	SI strutture	W sistemazioni a verde e viabilità
PE progetto esecutivo	SE geologia e idrogeologia	IO intesa opere
AP appalto	IE impianti elettrici e speciali	RE rapporti con enti
DL direzione lavori	IM impianti termo-meccanici	SA servizi accessori
		EE elenco elaborati
		EG elaborati grafici
		RE relazioni
		CM composti metrici e stime
		CC capitolati e contratti
		EP elenco prezzi
		AP analisi prezzi
		LL lista delle lavorazioni
		GL giornale dei lavori
		RC registro di contabilità
		SL stato di avanzamento lavori
		PM piano manutenzione
		VE verbali
		LC lettere e comunicazioni

TITOLO TAVOLA: Impianto Rivelazione - Pianta Piano Primo Rialzato

SIGLA: APPR_086 RI EG 04 R0	file n° 086
DATA: 24/11/2025	POTE ESECUTIVO
SCALA: 1:100	
FILE: APPR_086 RI EG 04 R0 - Impianto Rivelazione - Pianta Piano Primo Rialzato	PROGETTO

CAPO SETTORE LAVORI PUBBLICI
Dott. Danilo Guarti
Settore Lavori Pubblici Comune di Padova

RESPONSABILE UNICO DEL PROGETTO
arch. Domenico Lo Bosco
Settore Lavori Pubblici Comune di Padova