


LOCALE AD USO SERVIZI INTERNI  
Superficie = 75,00 m<sup>2</sup>

COMPARTIMENTO  
MAGAZZINO P-1  
Superficie = 17,35 m<sup>2</sup>

LEGENDA SIMBOLI PER IMPIANTI ELETTRICI E SPECIALI	
Simbolo	Descrizione
	Centrale diffusione sonora per sistemi di evacuazione completa di amplificatori
	Diffusore sonoro sistema EVAC da incasso 100V - 3W - EN54-24
	Diffusore sonoro sistema EVAC per installazione a vista - 100V - 6W - EN54-24
	Diffusore a tromba 100V - 30W - EN54-24
	Postazione microfonica
	Postazione microfonica Vigili del fuoco

NOTE  
La presente tavola grafica si riferisce esclusivamente agli aspetti impiantistici; per quanto riguarda gli aspetti architettonici ed edili fare riferimento esclusivamente alle specifiche tavole grafiche. In caso di incongruenze ciò dovrà essere tempestivamente segnalato.  
Tutti i percorsi delle linee Evac dell'impianto di diffusione sonora andranno verificate in cantiere con il direttore dei lavori e scelte opportunamente nel rispetto della configurazione estetica e architettonica allo stato attuale.

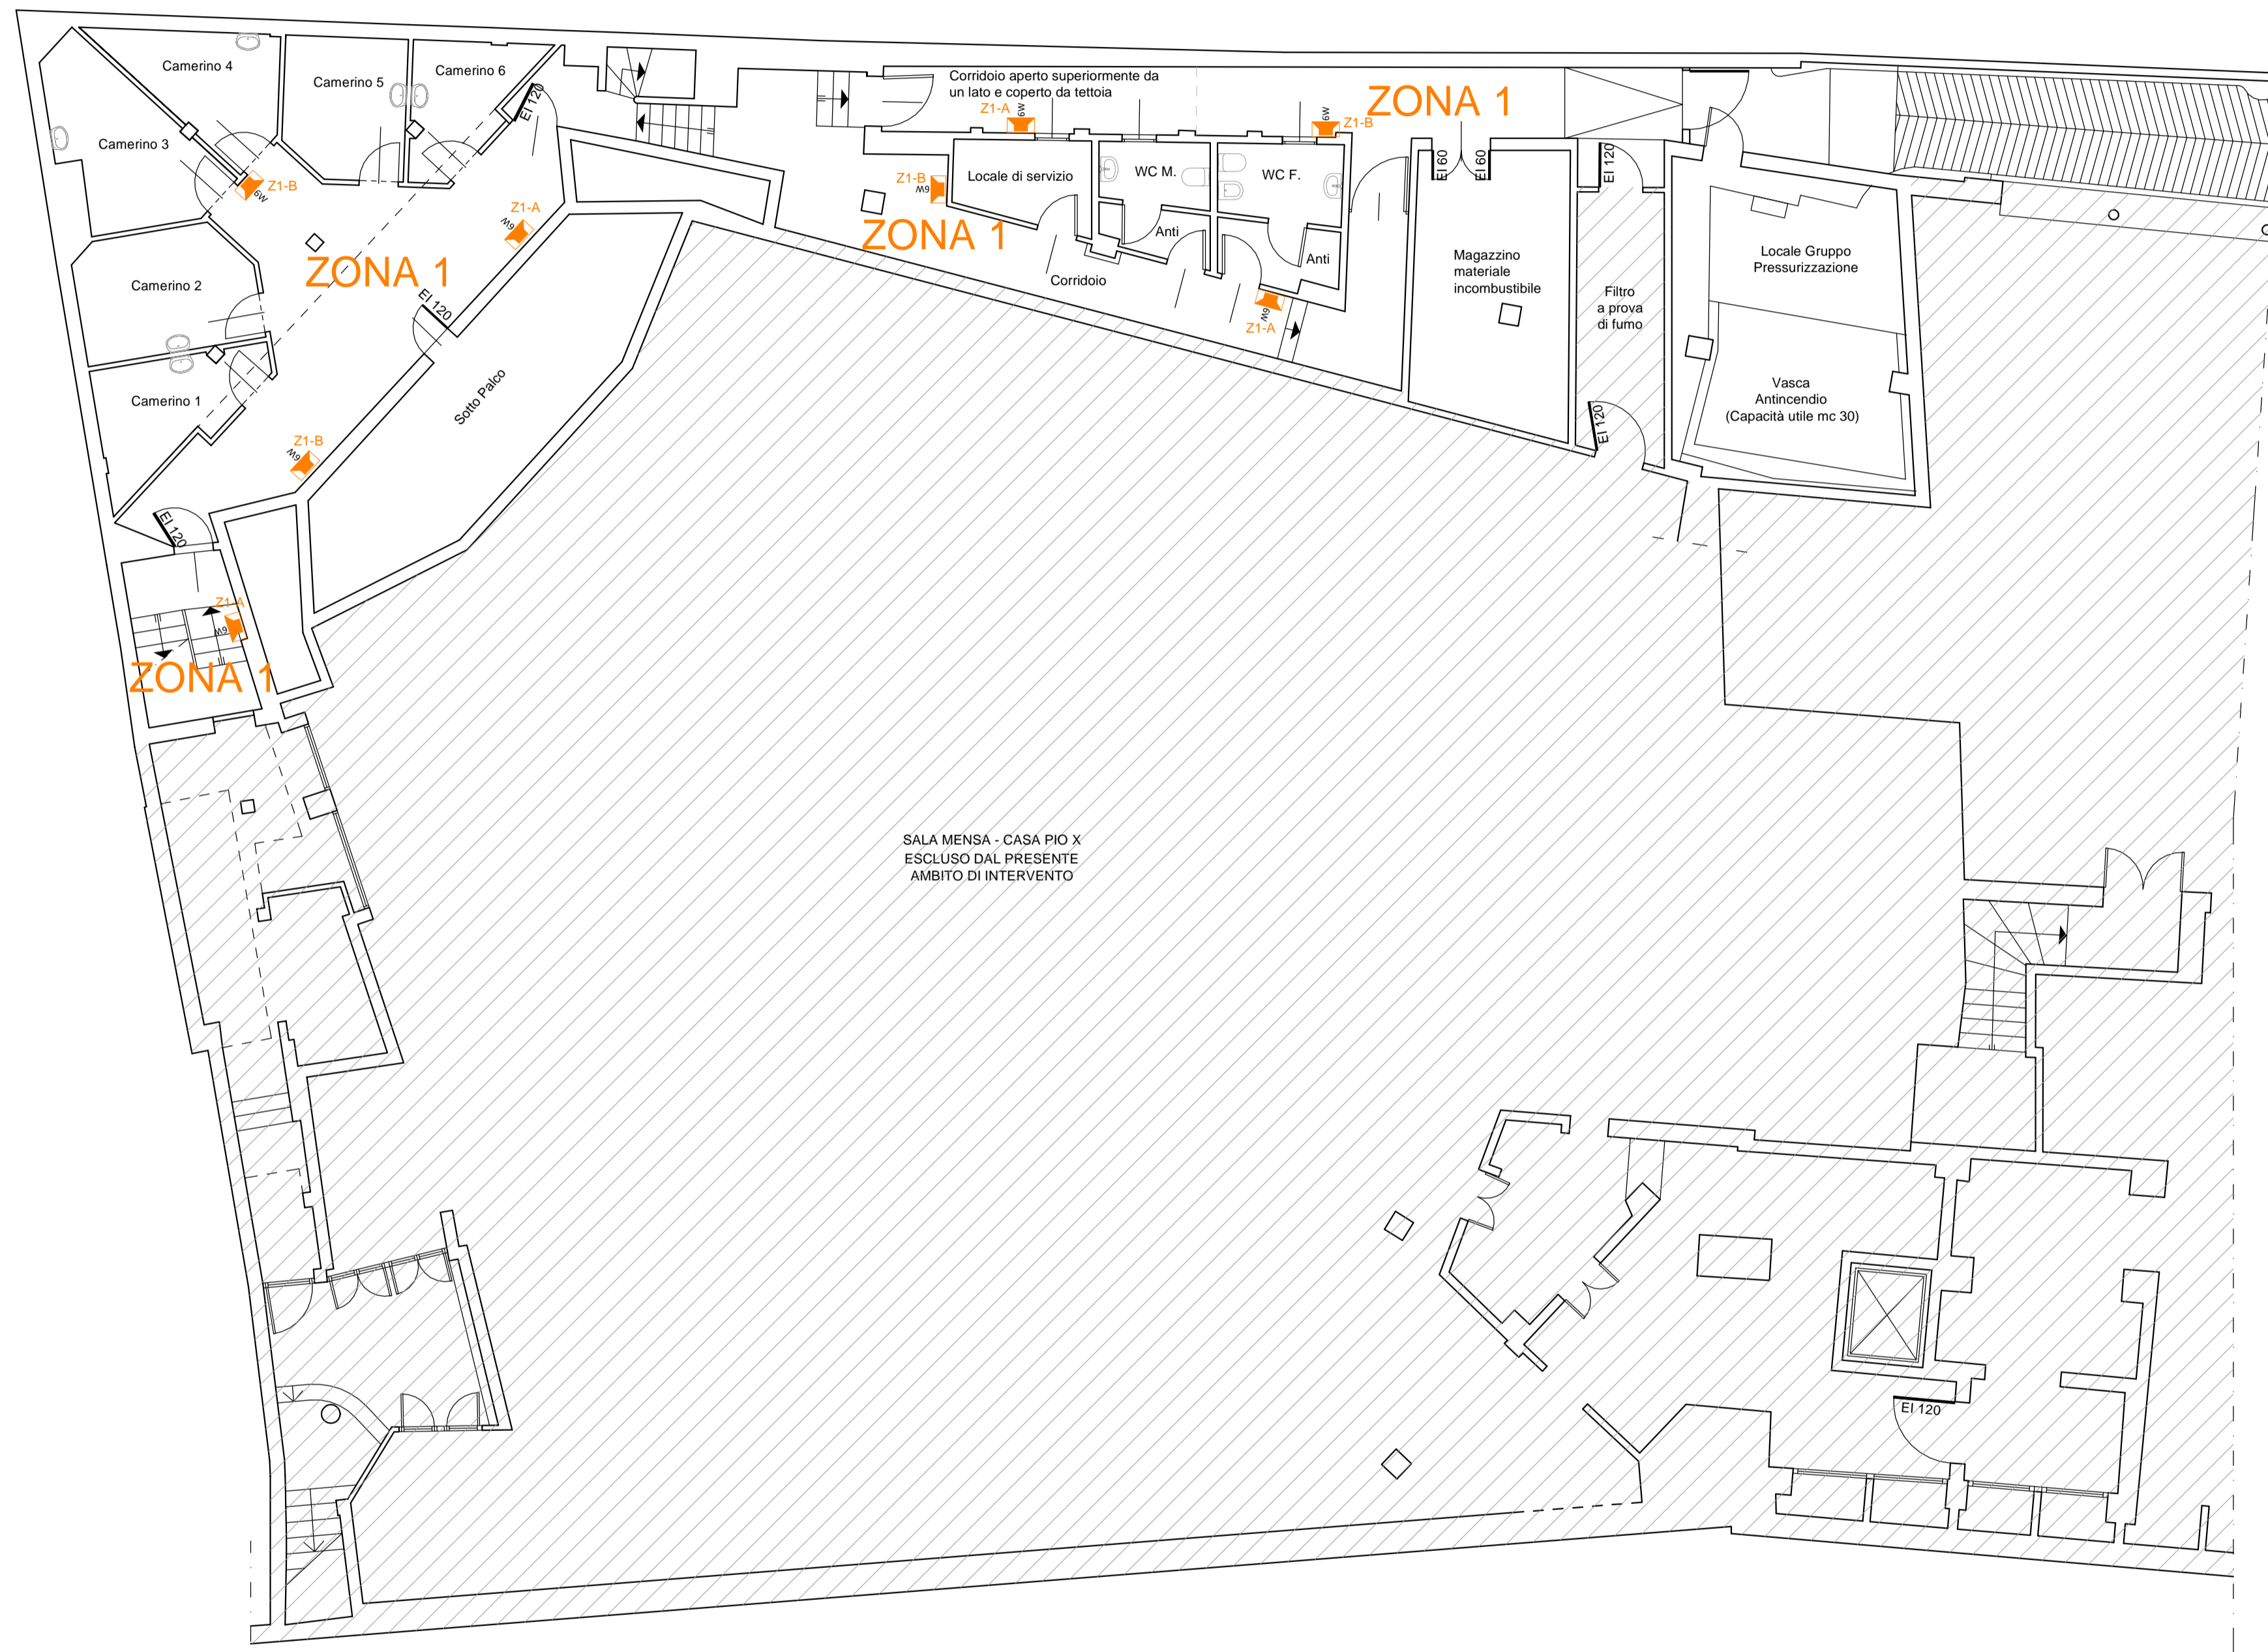

PIANTA PIANO INTERRATO (Sacla 1:100)

## Comune di Padova



Settore Lavori Pubblici

### "RISTRUTTURAZIONE MPX" VIA BONPORTI - PADOVA

CIG B5FC2A518F CUP H97B24000140007 Cod. Progetto LLPP EDP 2025/044

#### PROGETTISTA OPERE ARCHITETTONICHE DIRETTORE DEI LAVORI

**Arch. Eleonora Strada**

indirizzo: via Sorio n° 89 - 35141 Padova  
email: studioarch.strada@gmail.com  
www.architetturacustica.eu

**Arch. Ivan Iobstraibizer**

indirizzo: via San Pietro n° 77 A - 35139 Padova  
email: ivan@iobstraibizer.eu

#### COORDINATORE PER LA SICUREZZA PROGETTISTA ANTINCENDIO PROGETTISTA IMPIANTI

**Ing. Davide Sabbadin**

indirizzo: via Tombolan Fava n° 47 - 35129 Padova  
email: info@sdprogetti.it

FASE	AREA	TIPO ELABORATO
GC gestione commessa	PI pianificazione	IA impianti antincendio
IP indagini preliminari	UR urbanistica	SI sicurezza
PF progetto di fattibilità	AR architettonico	CO contabilità
PD progetto definitivo	SI strutture	W sistemazioni a verde e viabilità
PE progetto esecutivo	SE geologia e idrogeologia	IO intesa opere
AP appalto	IE impianti elettrici e speciali	RE rapporti con enti
DL direzione lavori	IM impianti termo-meccanici	SA servizi accessori
		EE elenco elaborati
		EG elaborati grafici
		RE relazioni
		CM composti metrici e stime
		CC capitolati e contratti
		EP elenco prezzi
		AP analisi prezzi
		LL lista delle lavorazioni
		GL giornale dei lavori
		RC registro di contabilità
		SL stato di avanzamento lavori
		PM piano manutenzione
		VE verbali
		LC lettere e comunicazioni

TITOLO TAVOLA: Impianto Diffusione Sonora EVAC - Pianta Piano Interrato

SIGLA: APPR_089 EVAC EG 01 RO	file n° 089
DATA: 24/11/2025	POTE ESECUTIVO
SCALA: 1:100	
FILE: APPR_089 EVAC EG 01 RO Impianto diffusione sonora EVAC - Pianta Piano Interrato	PROGETTO

CAPO SETTORE LAVORI PUBBLICI  
Dott. Danilo Guarti  
Settore Lavori Pubblici Comune di Padova

RESPONSABILE UNICO DEL PROGETTO  
arch. Domenico Lo Bosco  
Settore Lavori Pubblici Comune di Padova