


LEGENDA SIMBOLI PER IMPIANTI ELETTRICI E SPECIALI	
Simbolo	Descrizione
	Centrale diffusione sonora per sistemi di evacuazione completa di amplificatori
	Diffusore sonoro sistema EVAC da incasso 100V - 3W - ENS4-24
	Diffusore sonoro sistema EVAC per installazione a vista - 100V - 6W - ENS4-24
	Diffusore a tromba 100V - 30W - ENS4-24
	Postazione microfonica
	Postazione microfonica Vigili del fuoco

NOTE
 La presente tavola grafica si riferisce esclusivamente agli aspetti impiantistici; per quanto riguarda gli aspetti architettonici ed edili fare riferimento esclusivamente alle specifiche tavole grafiche. In caso di incongruenze ciò dovrà essere tempestivamente segnalato.
 Tutti i percorsi delle linee Evac dell'impianto di diffusione sonora andranno verificate in cantiere con il direttore dei lavori e scelte opportunamente nel rispetto della configurazione estetica e architettonica allo stato attuale.

SALA PETRARCA
 Superficie Piano Terra = 560,00 m²
 Superficie Galleria Piano Primo = 270,00 m²

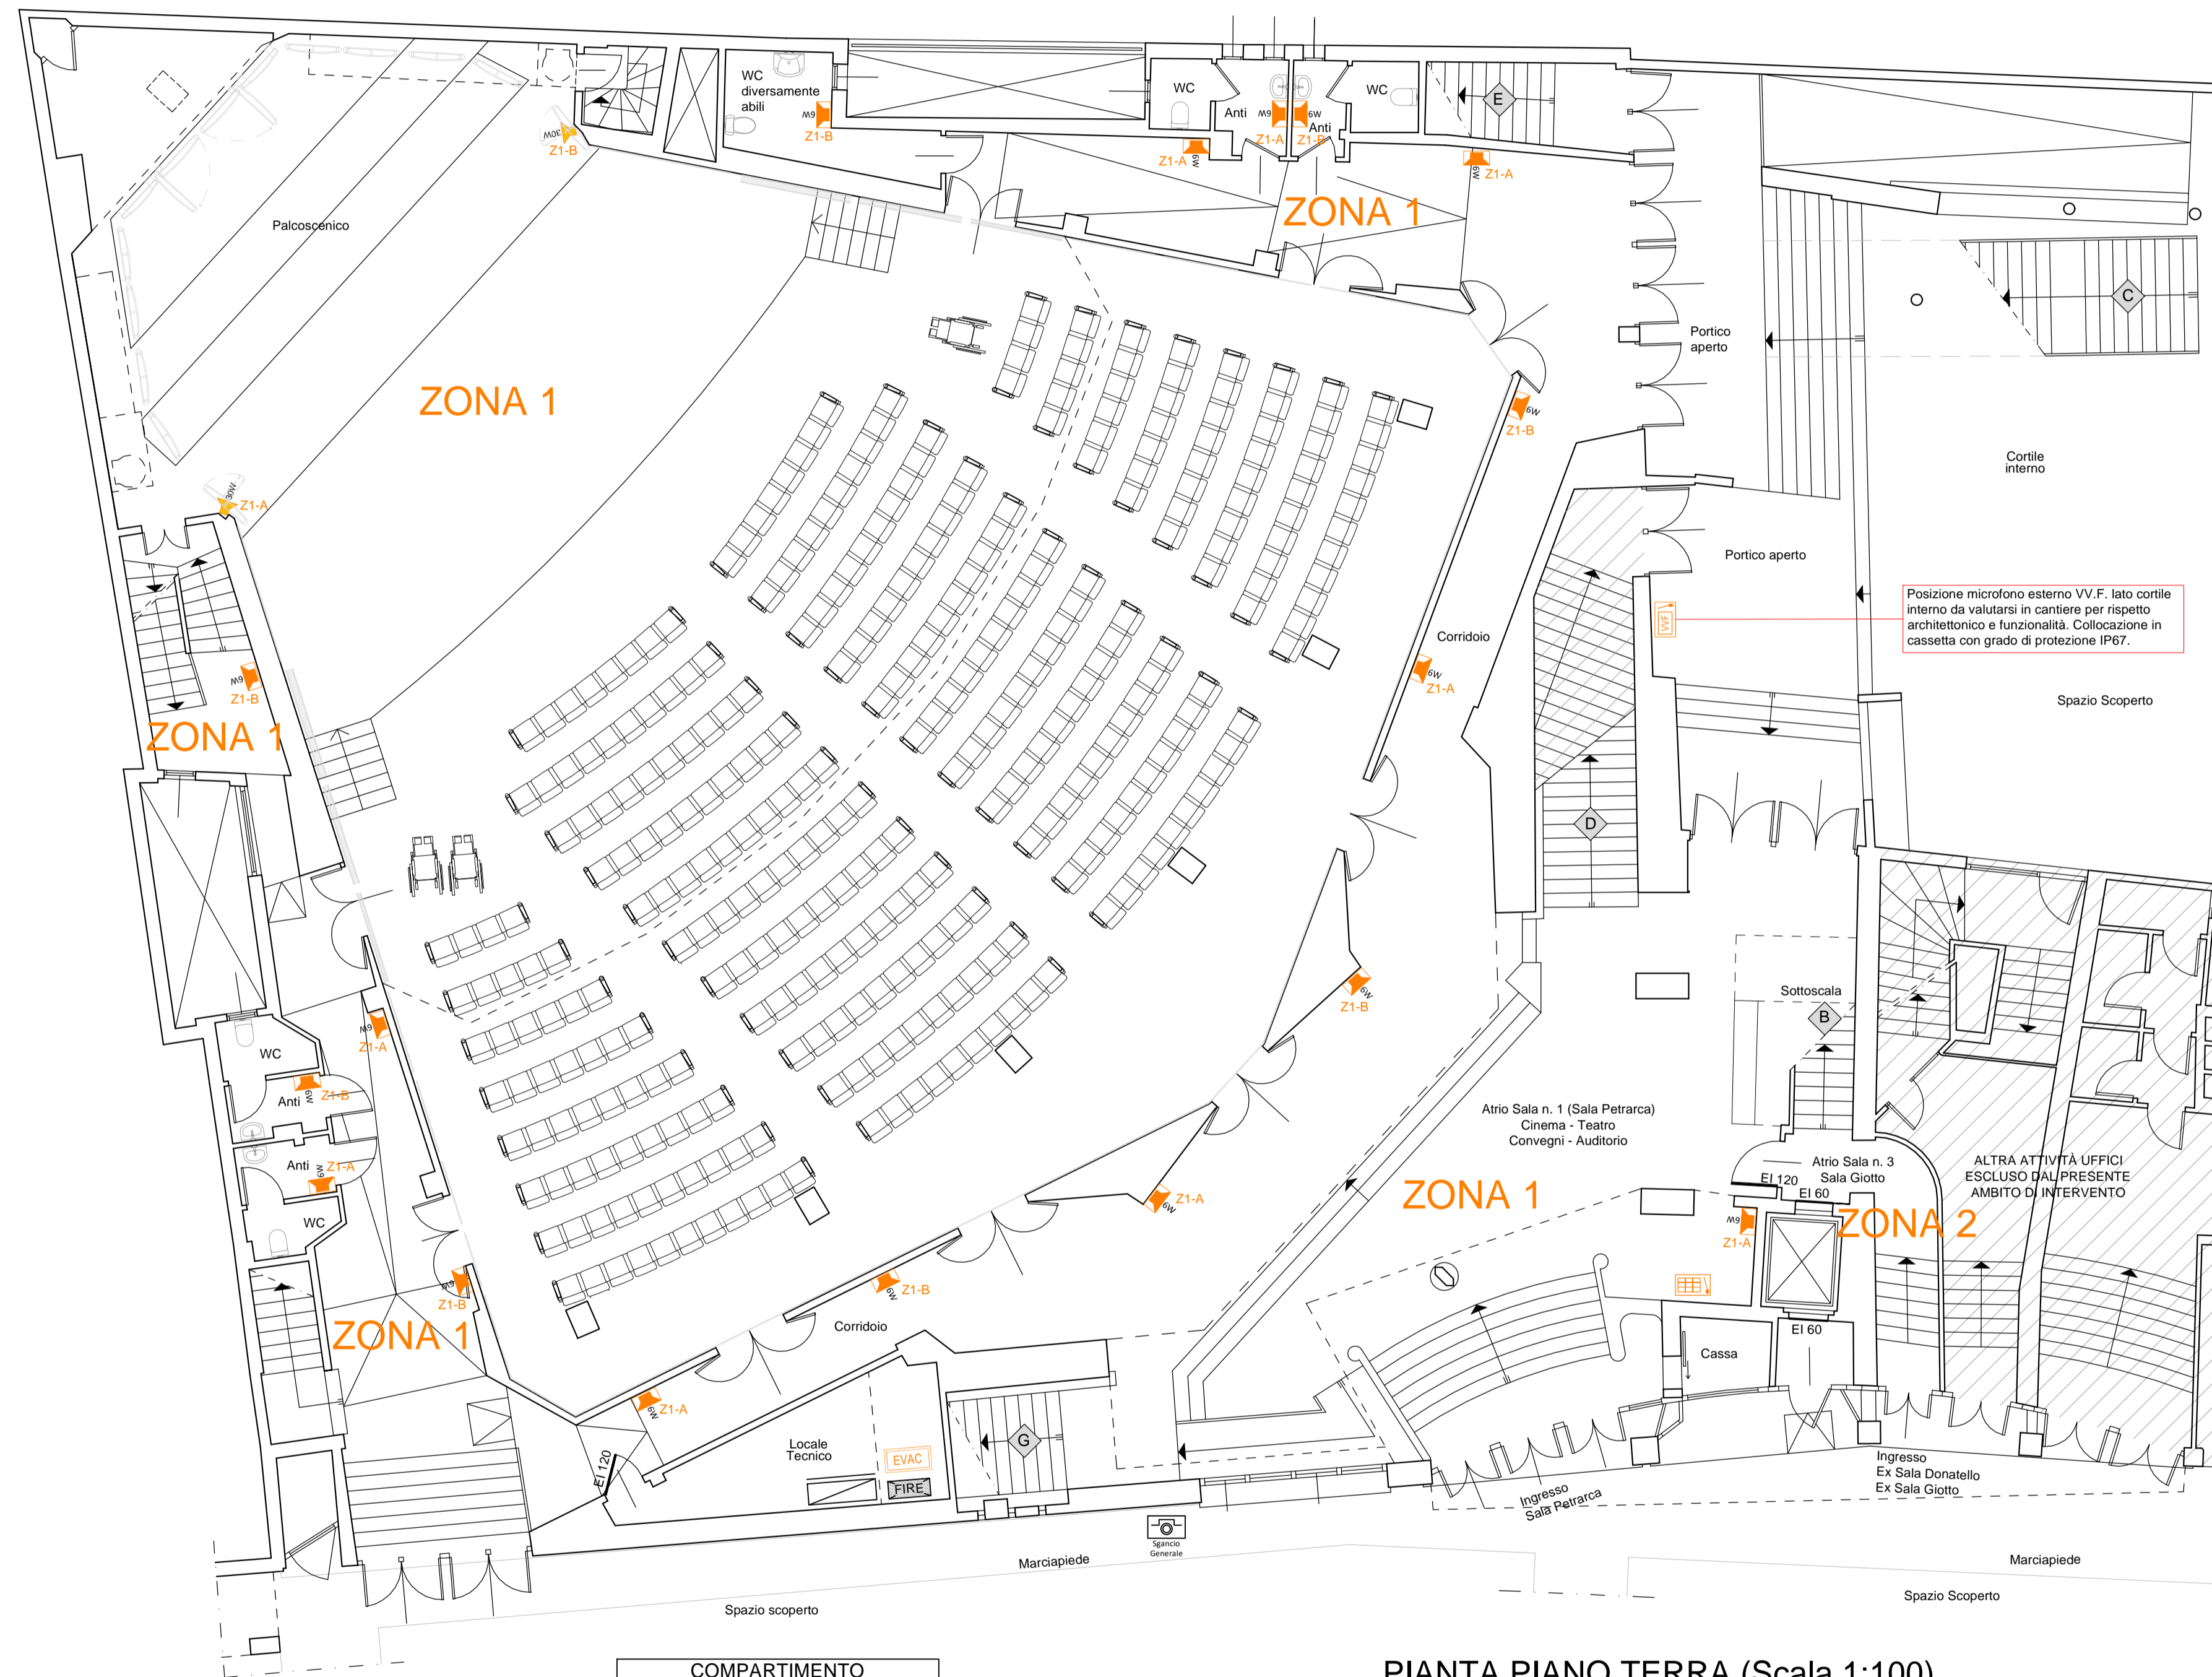

Posizione microfono esterno V.V.F. lato cortile interno da valutarsi in cantiere per rispetto architettonico e funzionalità. Collocazione in cassetta con grado di protezione IP67.

COMPARTIMENTO LOCALE TECNICO - QUADRI ELETTRICI
 Superficie = 14,10 m²

PIANTA PIANO TERRA (Scala 1:100)

Comune di Padova



Settore Lavori Pubblici

"RISTRUTTURAZIONE MPX" VIA BONPORTI - PADOVA

CIG B5FC2A518F CUP H97B24000140007 Cod. Progetto LLPP EDP 2025/044

PROGETTISTA OPERE ARCHITETTONICHE DIRETTORE DEI LAVORI

Arch. Eleonora Strada
 indirizzo: via Sorio n° 89 - 35141 Padova
 email: studioarch.strada@gmail.com
 www.architetturacustica.eu

COORDINATORE PER LA SICUREZZA PROGETTISTA ANTINCENDIO

Ing. Davide Sabbadin
 indirizzo: via Tombolan Fava n° 47 - 35129 Padova
 email: info@sdprogetti.it

Arch. Ivan Iobstraibizer

indirizzo: via San Pietro n° 77 A - 35139 Padova
 email: ivan@iobstraibizer.eu

FASE	AREA	IA	TIPO ELABORATO
GC gestione commessa	PI pianificazione	IA impianti antincendio	EE elenco elaborati
IP indagini preliminari	UR urbanistica	SI sicurezza	EG elaborati grafici
PF progetto di fattibilità	AR architettonico	CO contabilità	RE relazioni
PD progetto definitivo	SI strutture	W sistemazioni a verde e viabilità	CM composti metrici e stime
PE progetto esecutivo	SE geologia e idrogeologia	IO intesa opere	CC capitali e contratti
AP appalto	IE impianti elettrici e speciali	RE rapporti con enti	EP elenco prezzi
DL direzione lavori	IM impianti termo-meccanici	SA servizi accessori	AP analisi prezzi
			LL lista delle lavorazioni
			GL giornale dei lavori
			RC registro di contabilità
			SL stato di avanzamento lavori
			PM piano manutenzione
			VE verbali
			LC lettere e comunicazioni

TITOLO TAVOLA: Impianto Diffusione Sonora EVAC - Pianta Piano Terra

SIGLA: APPR_090 EVAC EG 02 RO	file n° 090
DATA: 24/11/2025	PFTE ESECUTIVO
SCALA: 1:100	
FILE: APPR_090 EVAC EG 02 RO Impianto diffusione sonora EVAC - Pianta Piano Terra	PROGETTO

CAPO SETTORE LAVORI PUBBLICI
 Dott. Danilo Guarti
 Settore Lavori Pubblici Comune di Padova

RESPONSABILE UNICO DEL PROGETTO
 arch. Domenico Lo Bosco
 Settore Lavori Pubblici Comune di Padova