


LEGENDA SIMBOLI PER IMPIANTI ELETTRICI E SPECIALI	
Simbolo	Descrizione
	Centrale diffusione sonora per sistemi di evacuazione completa di amplificatori
	Diffusore sonoro sistema EVAC da incasso 100V - 3W - EN54-24
	Diffusore sonoro sistema EVAC per installazione a vista - 100V - 6W - EN54-24
	Diffusore a tromba 100V - 30W - EN54-24
	Postazione microfonica
	Postazione microfonica Vigili del fuoco

NOTE
 La presente tavola grafica si riferisce esclusivamente agli aspetti impiantistici; per quanto riguarda gli aspetti architettonici ed edili fare riferimento esclusivamente alle specifiche tavole grafiche. In caso di incongruenze ciò dovrà essere tempestivamente segnalato.
 Tutti i percorsi delle linee Evac dell'impianto di diffusione sonora andranno verificate in cantiere con il direttore dei lavori e scelte opportunamente nel rispetto della configurazione estetica e architettonica allo stato attuale.

SALA PETRARCA
 Superficie Piano Terra = 560,00 m²
 Superficie Galleria Piano Primo = 270,00 m²

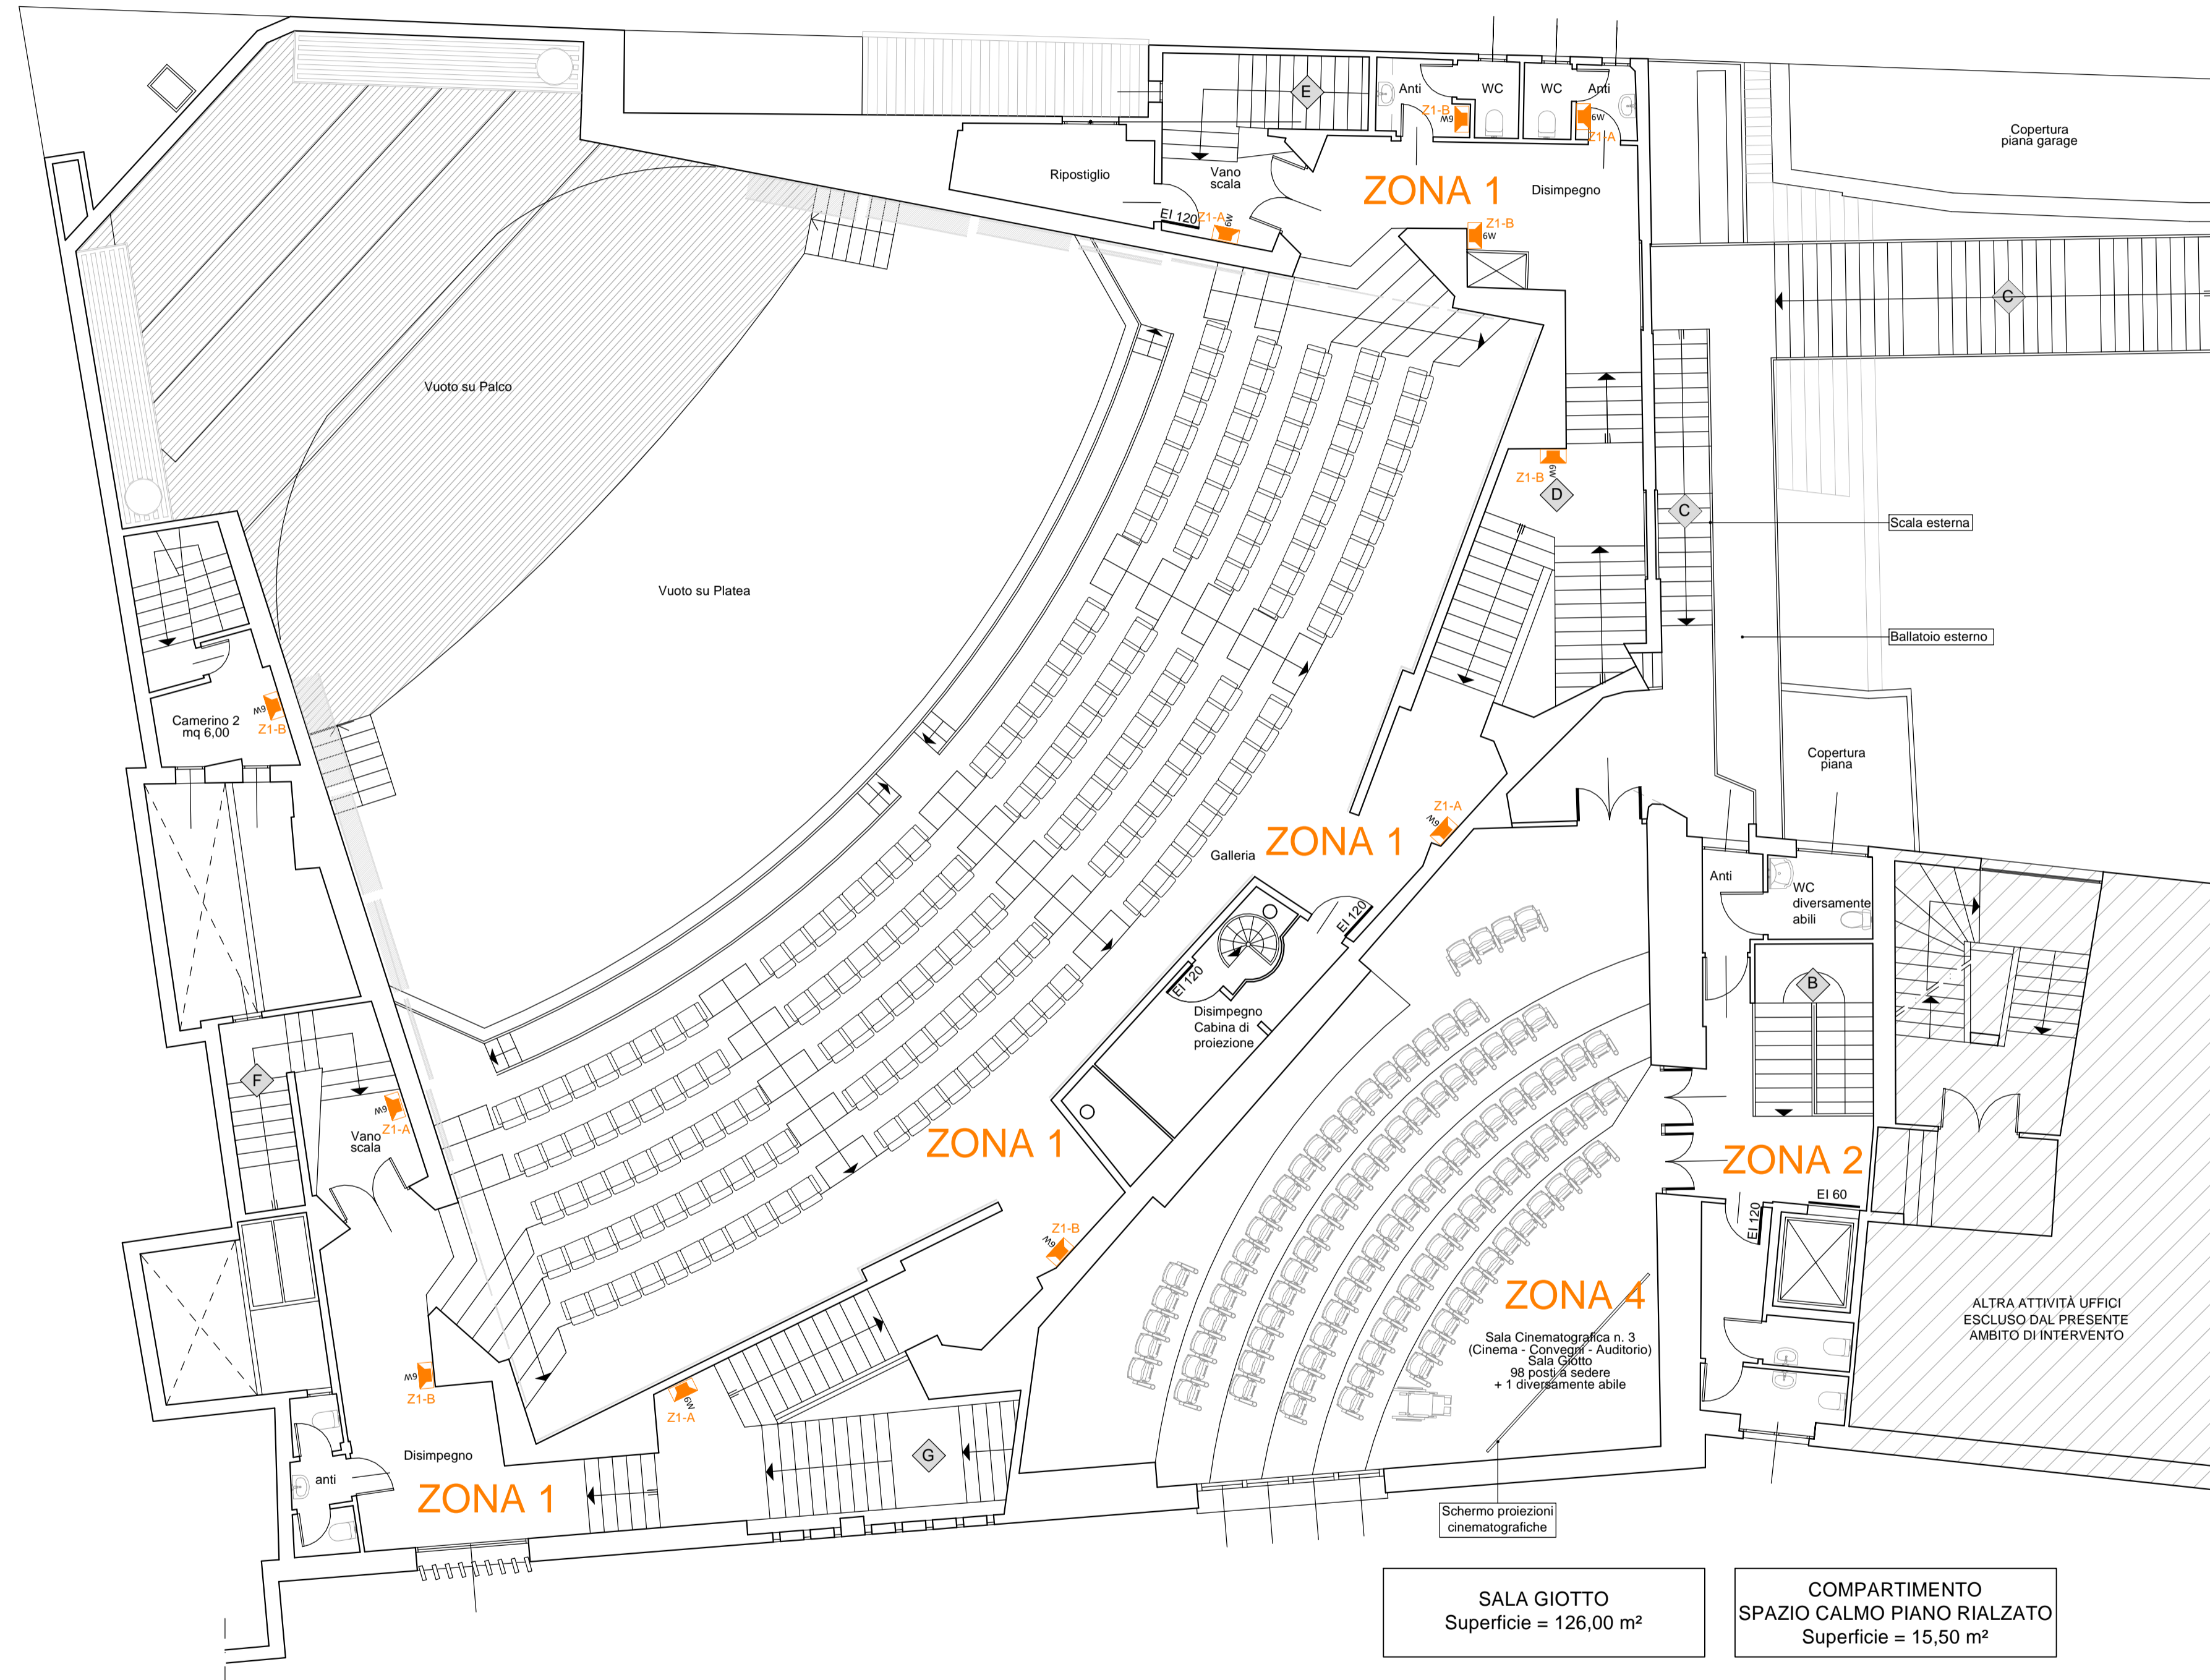

COMPARTIMENTO CABINA DI PROIEZIONE PIANO PRIMO
 Superficie = 10,00 m²

SALA GIOTTO
 Superficie = 126,00 m²

COMPARTIMENTO SPAZIO CALMO PIANO RIALZATO
 Superficie = 15,50 m²

PIANTA PIANO PRIMO RIALZATO (Scala 1:100)

Comune di Padova

Settore Lavori Pubblici

"RISTRUTTURAZIONE MPX"
VIA BONPORTI - PADOVA

CIG B5FC2A518F CUP H97B24000140007 Cod. Progetto LLPP EDP 2025/044

PROGETTISTA OPERE ARCHITETTONICHE
DIRETTORE DEI LAVORI
Arch. Eleonora Strada
 indirizzo: via Sorio n° 89 - 35141 Padova
 email: studioarch.strada@gmail.com
 www.architetturacustica.eu

COORDINATORE PER LA SICUREZZA
PROGETTISTA ANTINCENDIO
PROGETTISTA IMPIANTI
Ing. Davide Sabbadin
 indirizzo: via Tombolan Fava n° 47 - 35129 Padova
 email: info@sdprogetti.it

Arch. Ivan Iobstraibizer
 indirizzo: via San Pietro n° 77 A - 35139 Padova
 email: ivan@iobstraibizer.eu

FASE	AREA	TIPO ELABORATO
GC gestione commessa	PI pianificazione	IA impianti antincendio
IP indagini preliminari	UR urbanistica	SI sicurezza
PD progetto di fattibilità	AR architettonico	CO contabilità
PE progetto esecutivo	SI strutture	VE verbalizzazioni a verde e viabilità
AP appalto	SE geologia e idrogeologia	IO intesa opere
DL direzione lavori	IE impianti elettrici e speciali	RE rapporti con enti
	IM impianti termo-meccanici	SA servizi accessori
		EE elenco elaborati
		EG elaborati grafici
		RE relazioni
		CM computi metrici e stime
		CC capitolati e contratti
		EP elenco prezzi
		AP analisi prezzi
		LL lista delle lavorazioni
		GL giornale dei lavori
		RC registro di contabilità
		SL stato di avanzamento lavori
		PM piano manutenzione
		VE verbali
		LC lettere e comunicazioni

TITOLO TAVOLA: Impianto Diffusione Sonora EVAC - Pianta Piano Primo Rialzato

SIGLA: APPR_092 EVAC EG 04 RO	file n° 092
DATA: 24/11/2025	POTE ESECUTIVO
SCALA: 1:100	
FILE: APPR_092 EVAC EG 04 RO Impianto diffusione sonora EVAC - Pianta Piano Primo Rialzato	PROGETTO

CAPO SETTORE LAVORI PUBBLICI
Dott. Danilo Guarti
 Settore Lavori Pubblici Comune di Padova

RESPONSABILE UNICO DEL PROGETTO
arch. Domenico Lo Bosco
 Settore Lavori Pubblici Comune di Padova