


LEGENDA SIMBOLI ANTINCENDIO	
Simbolo	Descrizione
	Pulsante sgancio generale energia elettrica
	Pulsante sgancio generale energia elettrica centrale termica
	Valvola manuale di intercettazione rapida gas metano
	Cabina di riduzione e Contatore Gas Metano
	Idrante a colonna DN 70 collegato alla rete idrica pubblica (UNI 10779)
	Attacco autopompa vigili del fuoco DN 70 (Protezione Interna)
	Lugogo di raccolta

PLANIMETRIA GENERALE
Scala 1:200



MAPPA SATELLITARE
Scala 1:2000

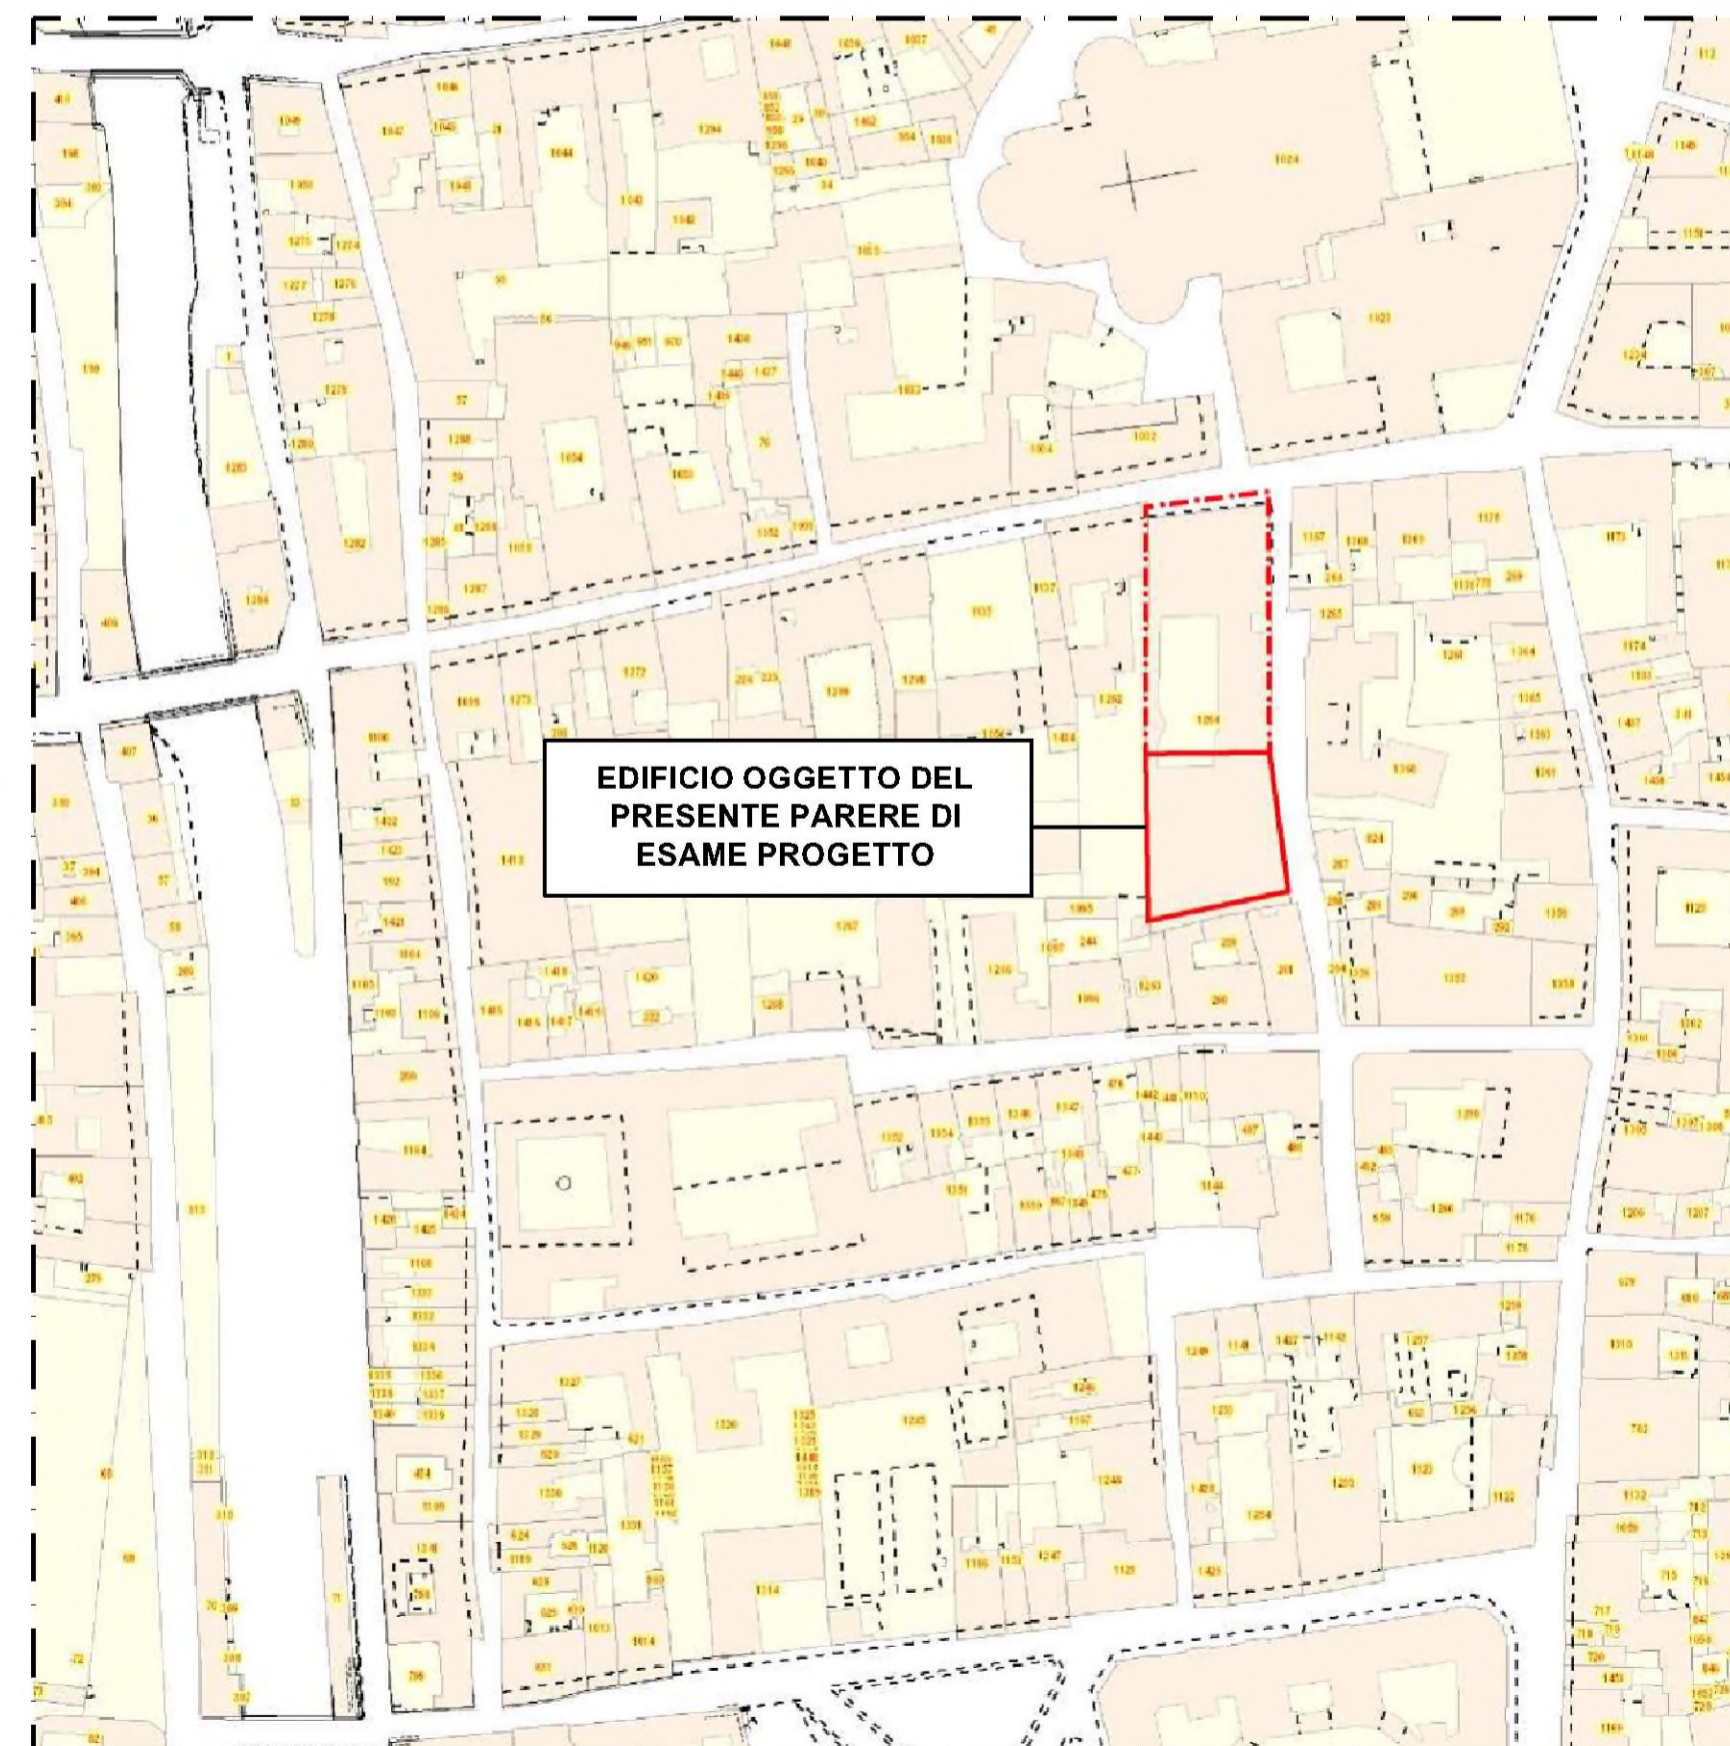

ESTRATTO CATASTO 2016 COMUNE DI PADOVA
Scala 1:2000

Comune di Padova



Settore Lavori Pubblici

"RISTRUTTURAZIONE MPX"
VIA BONPORTI - PADOVA

CIG B5FC2A518F CUP H97B24000140007 Cod. Progetto LLPP EDP 2025/044

PROGETTISTA OPERE ARCHITETTONICHE
DIRETTORE DEI LAVORI

Arch. Eleonora Strada

Indirizzo: via Sorio n° 89 - 35141 Padova
email: studioarch.strada@gmail.com
www.architetturacustica.eu

COORDINATORE PER LA SICUREZZA
PROGETTISTA ANTINCENDIO

Ing. Davide Sabbadin

Indirizzo: via Tombolan Fava n° 47 - 35129 Padova
email: info@sdprogetti.it

Arch. Ivan Iobstraibizer

Indirizzo: via San Pietro n° 77 A - 35139 Padova
email: ivan@iobstraibizer.eu

FASE	AREA	IA	TIPO ELABORATO
GC gestione commessa	PI pianificazione	IA impianti antincendio	EE elenco elaborati
IP indagini preliminari	UR urbanistica	SI sicurezza	EG elaborati grafici
PR progetto di fattibilità	AR architettonico	CO contabilità	RE relazioni
PD progetto definitivo	ST strutture	VI valutazioni a verde e visibilità	CM computi metrici e stime
PE progetto esecutivo	SE geologia e idrogeologia	ID idoneità opere	CC capitolati e convenzioni
AP appalto	IE impianti elettrici e speciali	RE rapporti con enti	EP elenco prezzi
DL direzione lavori	IM impianti termomeccanici	SA servizi accessori	AP analisi prezzi
			LL lista delle lavorazioni
			GL giornale dei lavori
			RC registro di contabilità
			SL stato di avanzamento lavori
			PM piano manutenzione
			VE verbali
			LC lettere e comunicazioni

TITOLO TAVOLA: Planimetria generale

SIGLA: PFTE WF EG 01 R1	file n° 63
DATA: 30/06/2025	PFTE ESECUTIVO
SCALA: 1:200 - 1:2.000	
FILE: PFTE WF EG 01 R1 Planimetria generale	PROGETTO

CAPO SETTORE LAVORI PUBBLICI
Dott. Danilo Guarti
Settore Lavori Pubblici Comune di Padova

RESPONSABILE UNICO DEL PROGETTO
arch. Domenico Lo Bosco
Settore Lavori Pubblici Comune di Padova