


AREA OGGETTO DI INTERVENTO

LOCALE AD USO SERVIZI INTERNI
Superficie = 75,00 m²
Affollamento max = 50 persone

COMPARTIMENTO MAGAZZINO P-1
Superficie = 17,35 m²

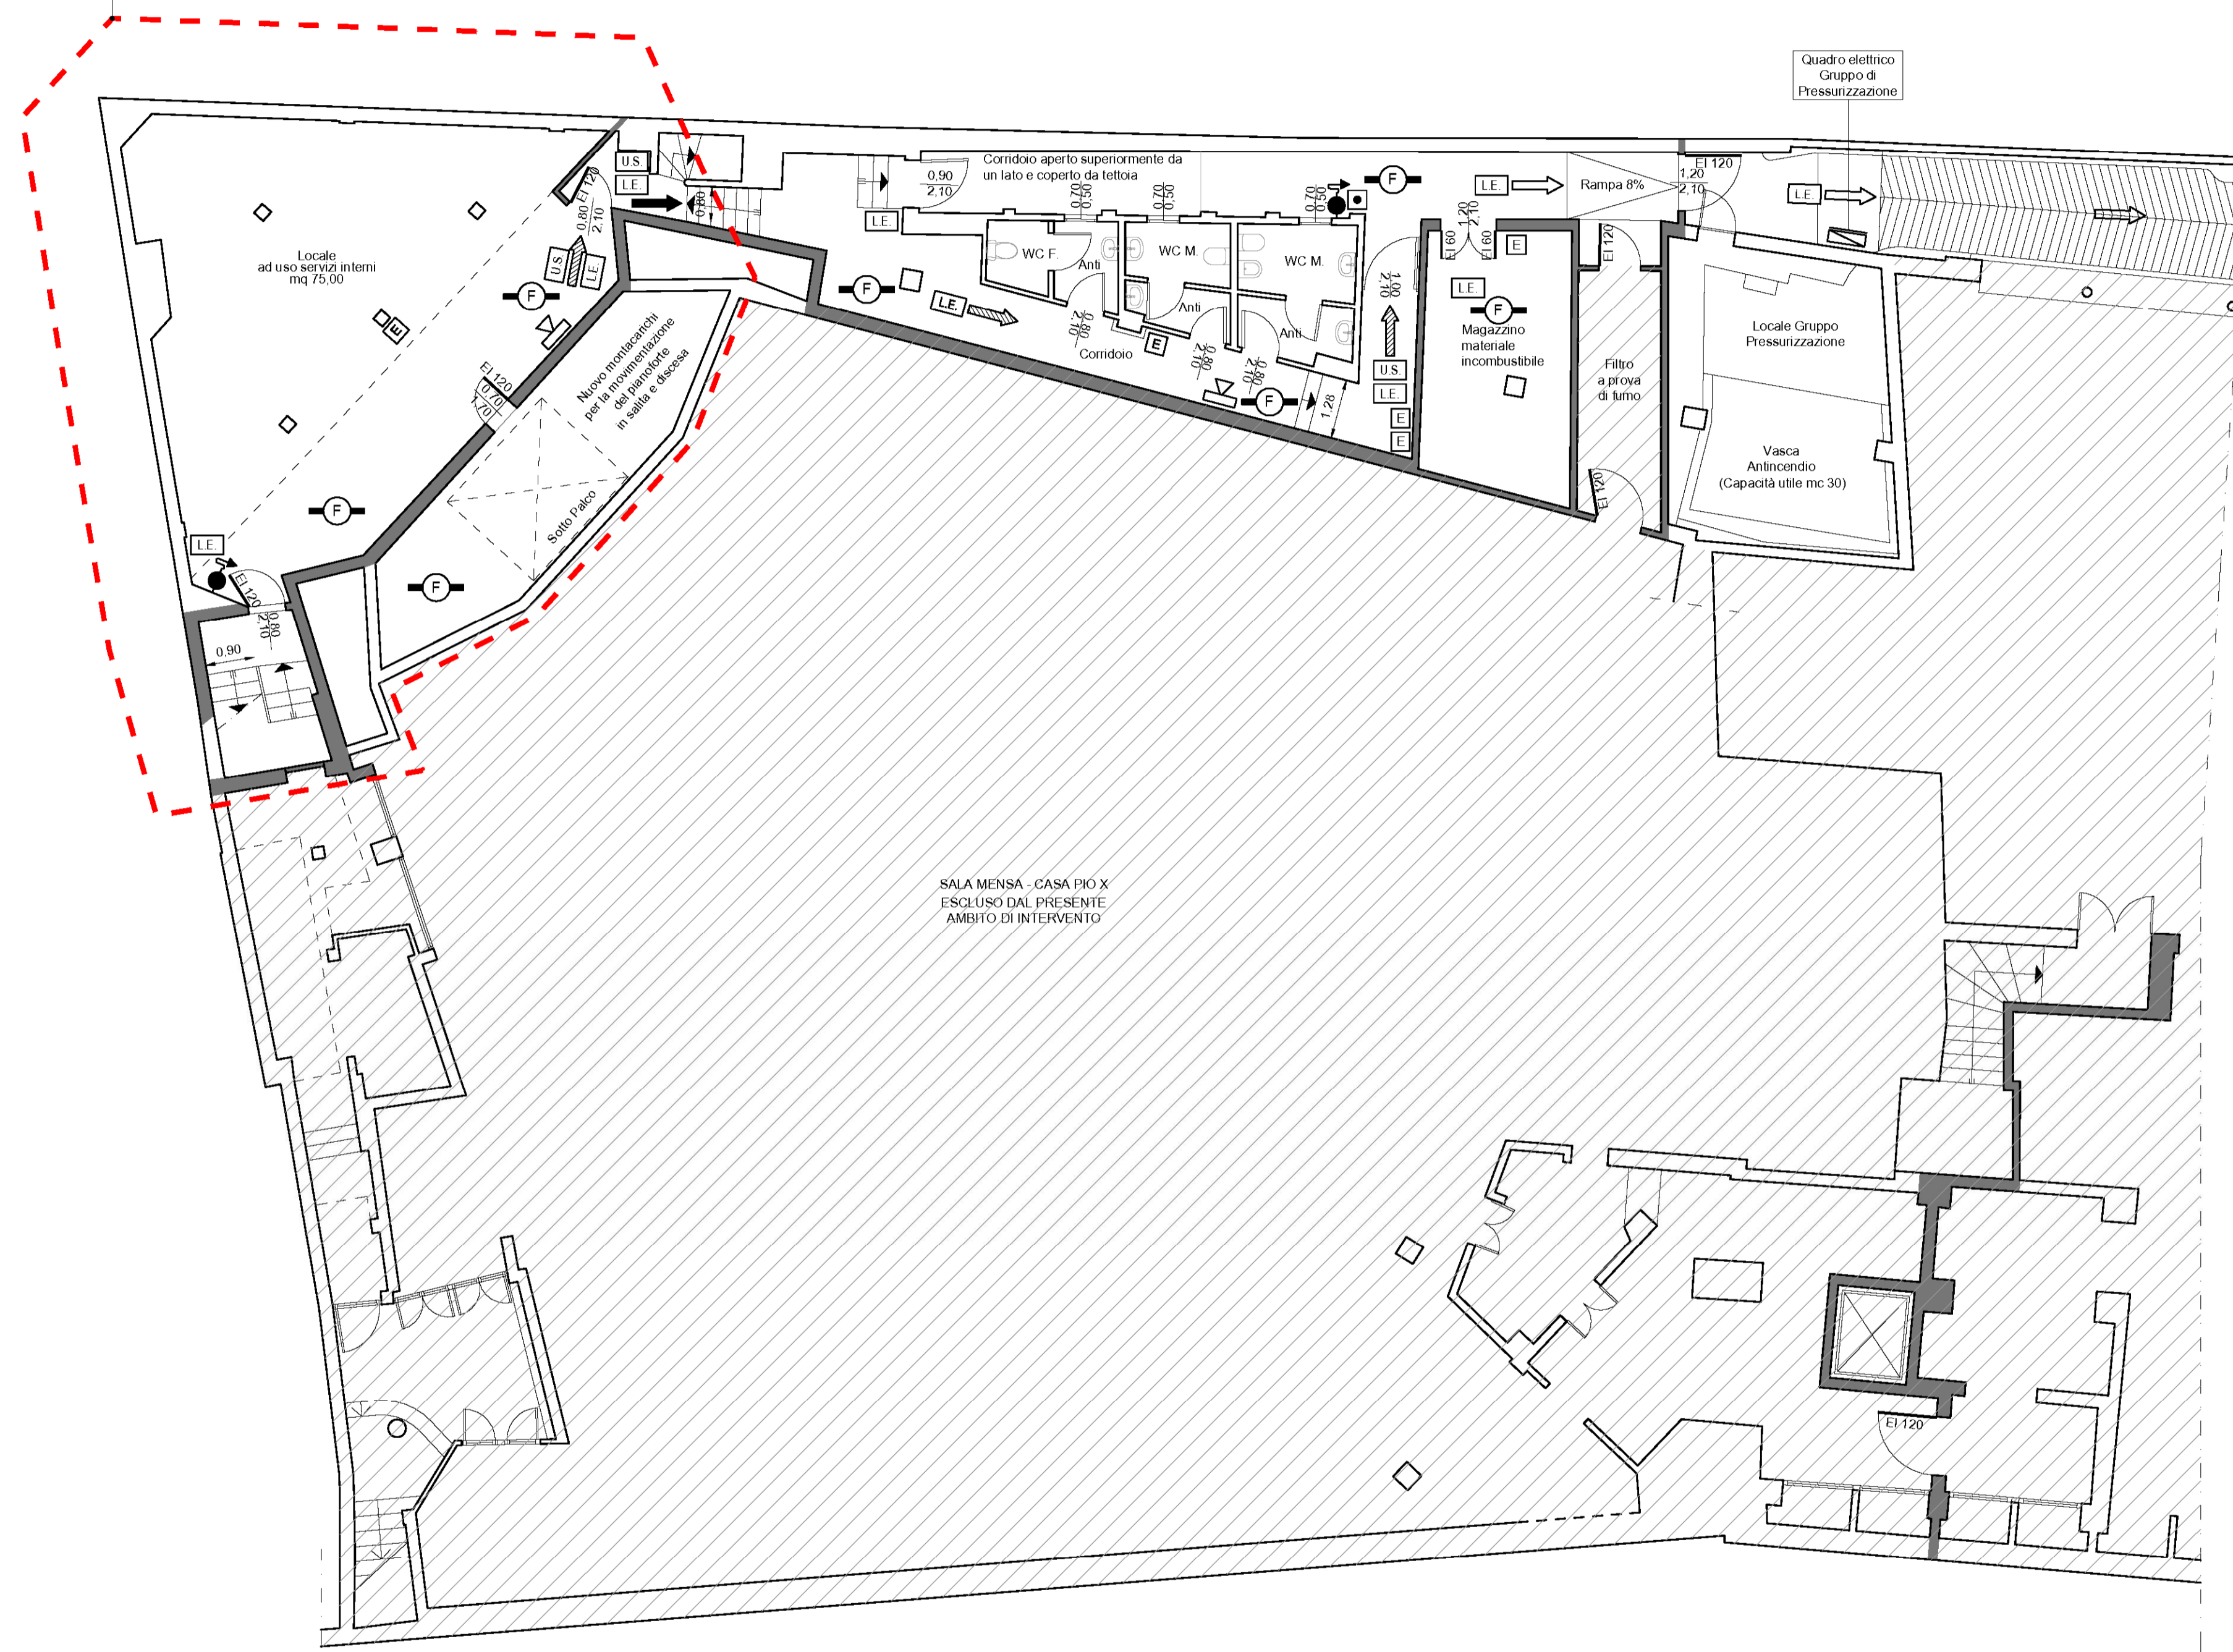

STATO DI PROGETTO - PIANTA PIANO INTERRATO (Scala 1:100)

STATO DI PROGETTO

| LEGENDA SIMBOLI ANTINCENDIO | |
|-----------------------------|---|
| | Struttura con caratteristiche di resistenza al fuoco REI 90 |
| | Idrante a muro DN 45 conforme alle norme UNI EN 671 - 2 dotato di manichetta con lunghezza di 20 mt per prol. inlema edilizio (UNI 10779) |
| | Estintore portatile a polvere, di tipo omologato, per fuochi in classe A-B-C, tipo 34A - 233 BC da Kg. 6 |
| | Estintore portatile a CO2, di tipo omologato, per fuochi in classe B, tipo 113 B da Kg. 5 |
| | Centrale antincendio |
| | Pulsante manuale antincendio |
| | Pannello ottico acustico allarme antincendio |
| | Sirena acustica allarme antincendio - esterna |
| | Locale protetto da impianto di rivelazione automatica fumo incendio conforme alle norme UNI 9795 |
| | Locale protetto da impianto di rivelazione termovelocimetrico conforme alle norme UNI 9795 |
| | Quadro elettrico generale |
| | Pulsante sgancio generale energia elettrica |
| | Pulsante sgancio energia elettrica centrale termica |
| | Valvola di intercettazione rapida gas metano centrale termica |
| | Lampada di illuminazione di emergenza ad energia autonoma |
| | Uscita di sicurezza |
| | Percorso di esodo orizzontale |
| | Percorso di esodo verso il basso |
| | Percorso di esodo verso l'alto |
| | Identificativo scala di esodo |
| | Cassetta pronto soccorso |

Comune di Padova



Settore Lavori Pubblici

"RISTRUTTURAZIONE MPX"
VIA BONPORTI - PADOVA

CIG B5FC2A518F CUP H97B24000140007 Cod. Progetto LLPP EDP 2025/044

PROGETTISTA OPERE ARCHITETTONICHE
DIRETTORE DEI LAVORI

Arch. Eleonora Strada

indirizzo: via Sorio n° 89 - 35141 Padova
email: studioarch.strada@gmail.com
www.architetturacustica.eu

COORDINATORE PER LA SICUREZZA
PROGETTISTA IMPIANTI

Ing. Davide Sabbadin

indirizzo: via Tombolan Fava n° 47 - 35129 Padova
email: info@sdprogetti.it

Arch. Ivan Iobstraibizer

indirizzo: via San Pietro n° 77 A - 35139 Padova
email: ivan@iobstraibizer.eu

| FASE | AREA | IA | TIPO ELABORATO | LL |
|----------------------------|----------------------------------|-------------------------------------|----------------------------|--------------------------------|
| GC gestione commessa | PI pianificazione | IA impianti antincendio | EE elenco elaborati | LL lista delle lavorazioni |
| IP indagini preliminari | UR urbanistica | SI sicurezza | EG elaborati grafici | GL giornale dei lavori |
| PF progetto di fattibilità | AR architettonico | CO contabilità | RE relazioni | RC registro di contabilità |
| PD progetto definitivo | ST strutture | VV sistemazioni a verde e viabilità | CM computi metrici e stime | SL stato di avanzamento lavori |
| PE progetto esecutivo | SE geologia e idrogeologia | ID intesa opere | CC capitolati e contratti | PM piano manutenzione |
| AP appalto | IE impianti elettrici e speciali | RE rapporti con enti | EP elenco prezzi | VE verbali |
| DL direzione lavori | IM impianti termomeccanici | SA servizi accessori | AP analisi prezzi | LC lettere e comunicazioni |

TITOLO TAVOLA: **Pianta Piano Interrato**

| | |
|--|-------------------|
| SIGLA: PFTE VF EG 02 R1 | file n° 64 |
| DATA: 30/06/2025 | PFTE ESECUTIVO |
| SCALA: 1:100 | |
| FILE: PFTE VF EG 02 R1 Pianta Piano Interrato | PROGETTO |

CAPO SETTORE LAVORI PUBBLICI
Dott. Danilo Guarti
Settore Lavori Pubblici Comune di Padova

RESPONSABILE UNICO DEL PROGETTO
arch. Domenico Lo Bosco
Settore Lavori Pubblici Comune di Padova