


| LEGENDA SIMBOLI ANTINCENDIO | |
|-----------------------------|---|
| | Struttura con caratteristiche di resistenza al fuoco REI 90 |
| | Idrante a muro DN 45 conforme alle norme UNI EN 671 - 2 dotato di manichetta con lunghezza di 20 mt per prol. inlema edilizio (UNI 10779) |
| | Estintore portatile a polvere, di tipo omologato, per fuochi in classe A-B-C, tipo 34A - 233 BC da Kg. 6 |
| | Estintore portatile a CO2, di tipo omologato, per fuochi in classe B, tipo 113 B da Kg. 5 |
| | Centrale antincendio |
| | Pulsante manuale antincendio |
| | Pannello ottico acustico allarme antincendio |
| | Sirena acustica allarme antincendio - esterna |
| | Locale protetto da impianto di rivelazione automatica fumo incendio conforme alle norme UNI 9795 |
| | Locale protetto da impianto di rivelazione termovelocimetrico conforme alle norme UNI 9795 |
| | Quadro elettrico generale |
| | Pulsante sgancio generale energia elettrica |
| | Pulsante sgancio energia elettrica centrale termica |
| | Valvola di intercettazione rapida gas metano centrale termica |
| | Lampada di illuminazione di emergenza ad energia autonoma |
| | Uscita di sicurezza |
| | Percorso di esodo orizzontale |
| | Percorso di esodo verso il basso |
| | Percorso di esodo verso l'alto |
| | Identificativo scala di esodo |
| | Cassetta pronto soccorso |

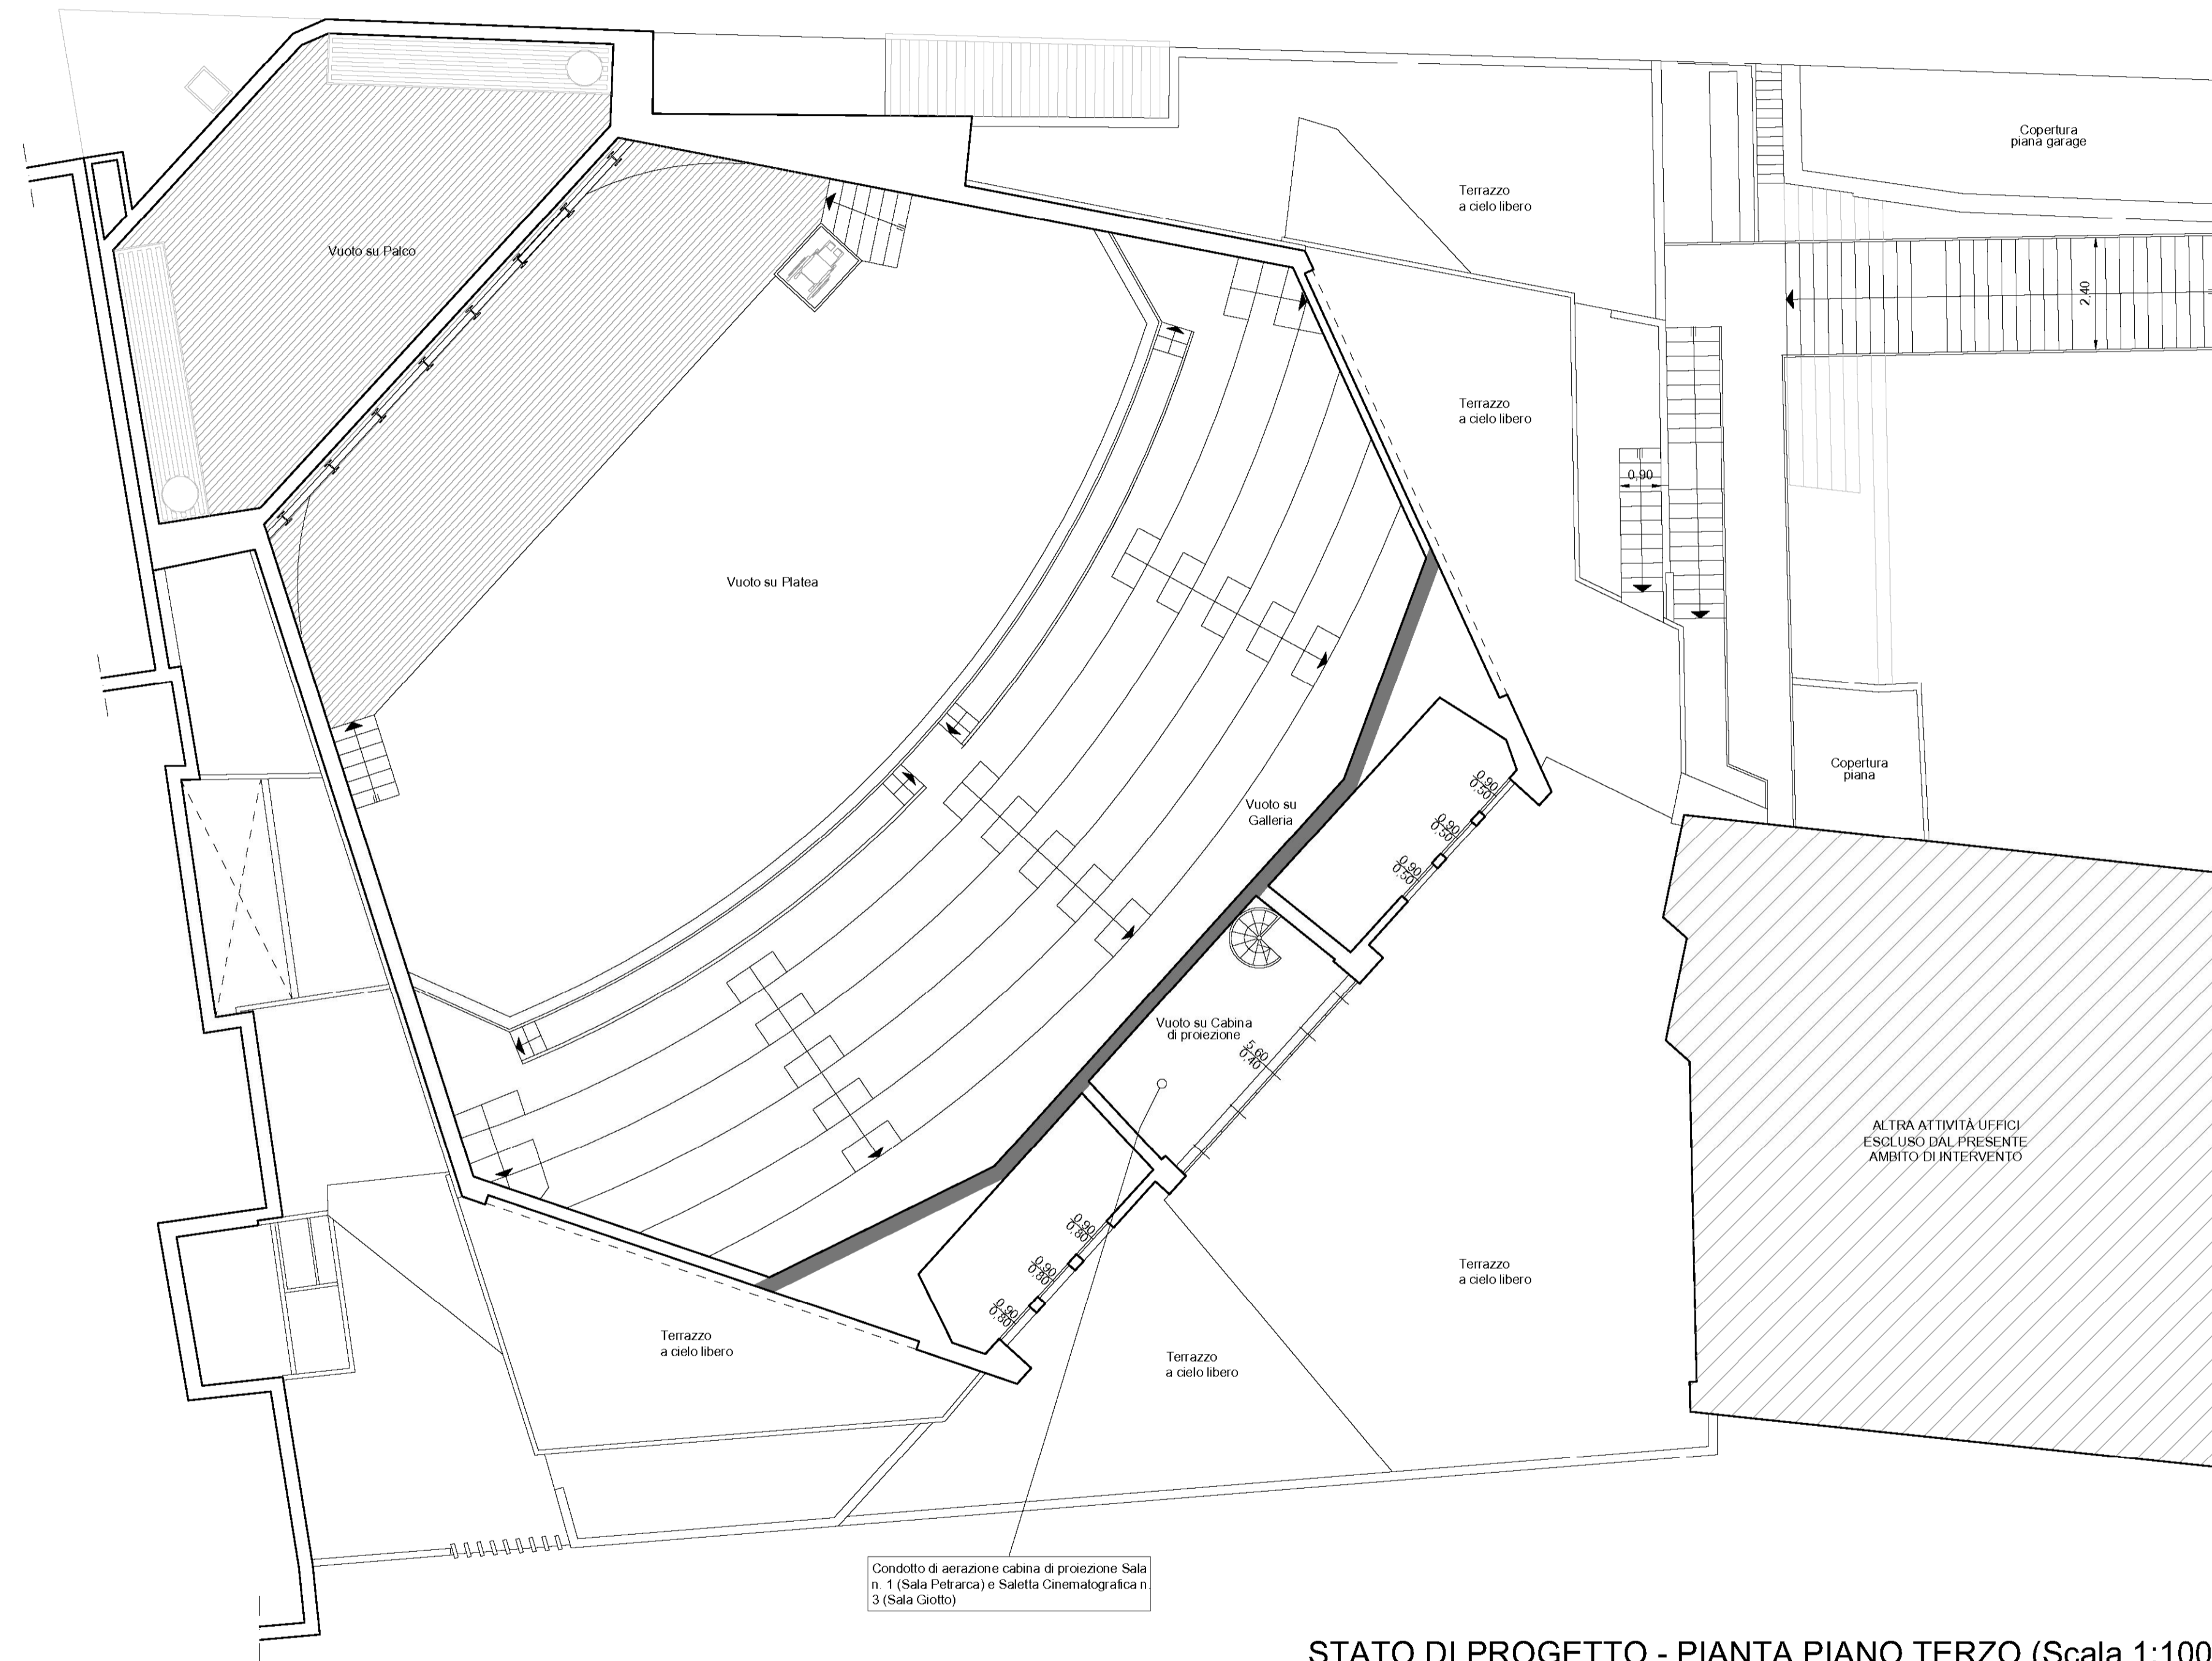

STATO DI PROGETTO - PIANTA PIANO TERZO (Scala 1:100)

STATO DI PROGETTO

Comune di Padova

Settore Lavori Pubblici

"RISTRUTTURAZIONE MPX"
VIA BONPORTI - PADOVA

CIG B5FC2A518F CUP H97B24000140007 Cod. Progetto LLPP EDP 2025/044

| | |
|---|--|
| <p>PROGETTISTA OPERE ARCHITETTONICHE DIRETTORE DEI LAVORI Arch. Eleonora Strada indirizzo: via Sorio n° 89 - 35141 Padova email: studioarch.strada@gmail.com www.architetturacustica.eu</p> <p>Arch. Ivan Iobstraibizer indirizzo: via San Pietro n° 77 A - 35139 Padova email: ivan@iobstraibizer.eu</p> | <p>COORDINATORE PER LA SICUREZZA PROGETTISTA ANTINCENDIO PROGETTISTA IMPIANTI Ing. Davide Sabbadin indirizzo: via Tombolan Fava n° 47 - 35129 Padova email: info@sdprogetti.it</p> |
|---|--|

| FASE | AREA | TIPO ELABORATO |
|----------------------------|----------------------------------|-------------------------------------|
| GC gestione commessa | PI pianificazione | IA impianti antincendio |
| IP indagini preliminari | UR urbanistica | SI sicurezza |
| PR progetto di fattibilità | AR architettonico | CO contabilità |
| PD progetto definitivo | ST strutture | VV valutazioni a verde e visibilità |
| PE progetto esecutivo | SE geologia e idrogeologia | ID intesa opere |
| AP appalto | IE impianti elettrici e speciali | RE rapporti con enti |
| DL direzione lavori | IM impianti termomeccanici | SA servizi accessori |
| | | EE elenco elaborati |
| | | EG elaborati grafici |
| | | RE relazioni |
| | | CM computi metrici e stime |
| | | CC capitolati e contratti |
| | | EP elenco prezzi |
| | | AP analisi prezzi |
| | | LL lista delle lavorazioni |
| | | GL giornale dei lavori |
| | | RC registro di contabilità |
| | | SL stato di avanzamento lavori |
| | | PM piano manutenzione |
| | | VE verbali |
| | | LC lettere e comunicazioni |

| | | |
|--|-----------------|-------------------|
| TITOLO TAVOLA: Pianta Piano Terzo | | file n° 69 |
| SIGLA: PFTE WF EG 07 R1 | | |
| DATA: 30/06/2025 | PFTE | ESECUTIVO |
| SCALA: 1:100 | | |
| FILE: PFTE WF EG 07 R1 Pianta Piano Terzo | PROGETTO | |

CAPO SETTORE LAVORI PUBBLICI
Dott. Danilo Guarti
Settore Lavori Pubblici Comune di Padova

RESPONSABILE UNICO DEL PROGETTO
arch. Domenico Lo Bosco
Settore Lavori Pubblici Comune di Padova