


LEGENDA SIMBOLI ANTINCENDIO	
	Struttura con caratteristiche di resistenza al fuoco REI 90
	Idrante a muro DN 45 conforme alle norme UNI EN 671 - 2 dotato di manichetta con lunghezza di 20 mt per prol. inlema edilizio (UNI 10779)
	Estintore portatile a polvere, di tipo omologato, per fuochi in classe A-B-C, tipo 34A - 233 BC da Kg. 6
	Estintore portatile a CO2, di tipo omologato, per fuochi in classe B, tipo 113 B da Kg. 5
	Centrale antincendio
	Pulsante manuale antincendio
	Pannello ottico acustico allarme antincendio
	Sirena acustica allarme antincendio - esterna
	Locale protetto da impianto di rivelazione automatica fumo incendio conforme alle norme UNI 9795
	Locale protetto da impianto di rivelazione termovelocimetrico conforme alle norme UNI 9795
	Quadro elettrico generale
	Pulsante sgancio generale energia elettrica
	Pulsante sgancio energia elettrica centrale termica
	Valvola di intercettazione rapida gas metano centrale termica
	Lampada di illuminazione di emergenza ad energia autonoma
	Uscita di sicurezza
	Percorso di esodo orizzontale
	Percorso di esodo verso il basso
	Percorso di esodo verso l'alto
	Identificativo scala di esodo
	Cassetta pronto soccorso

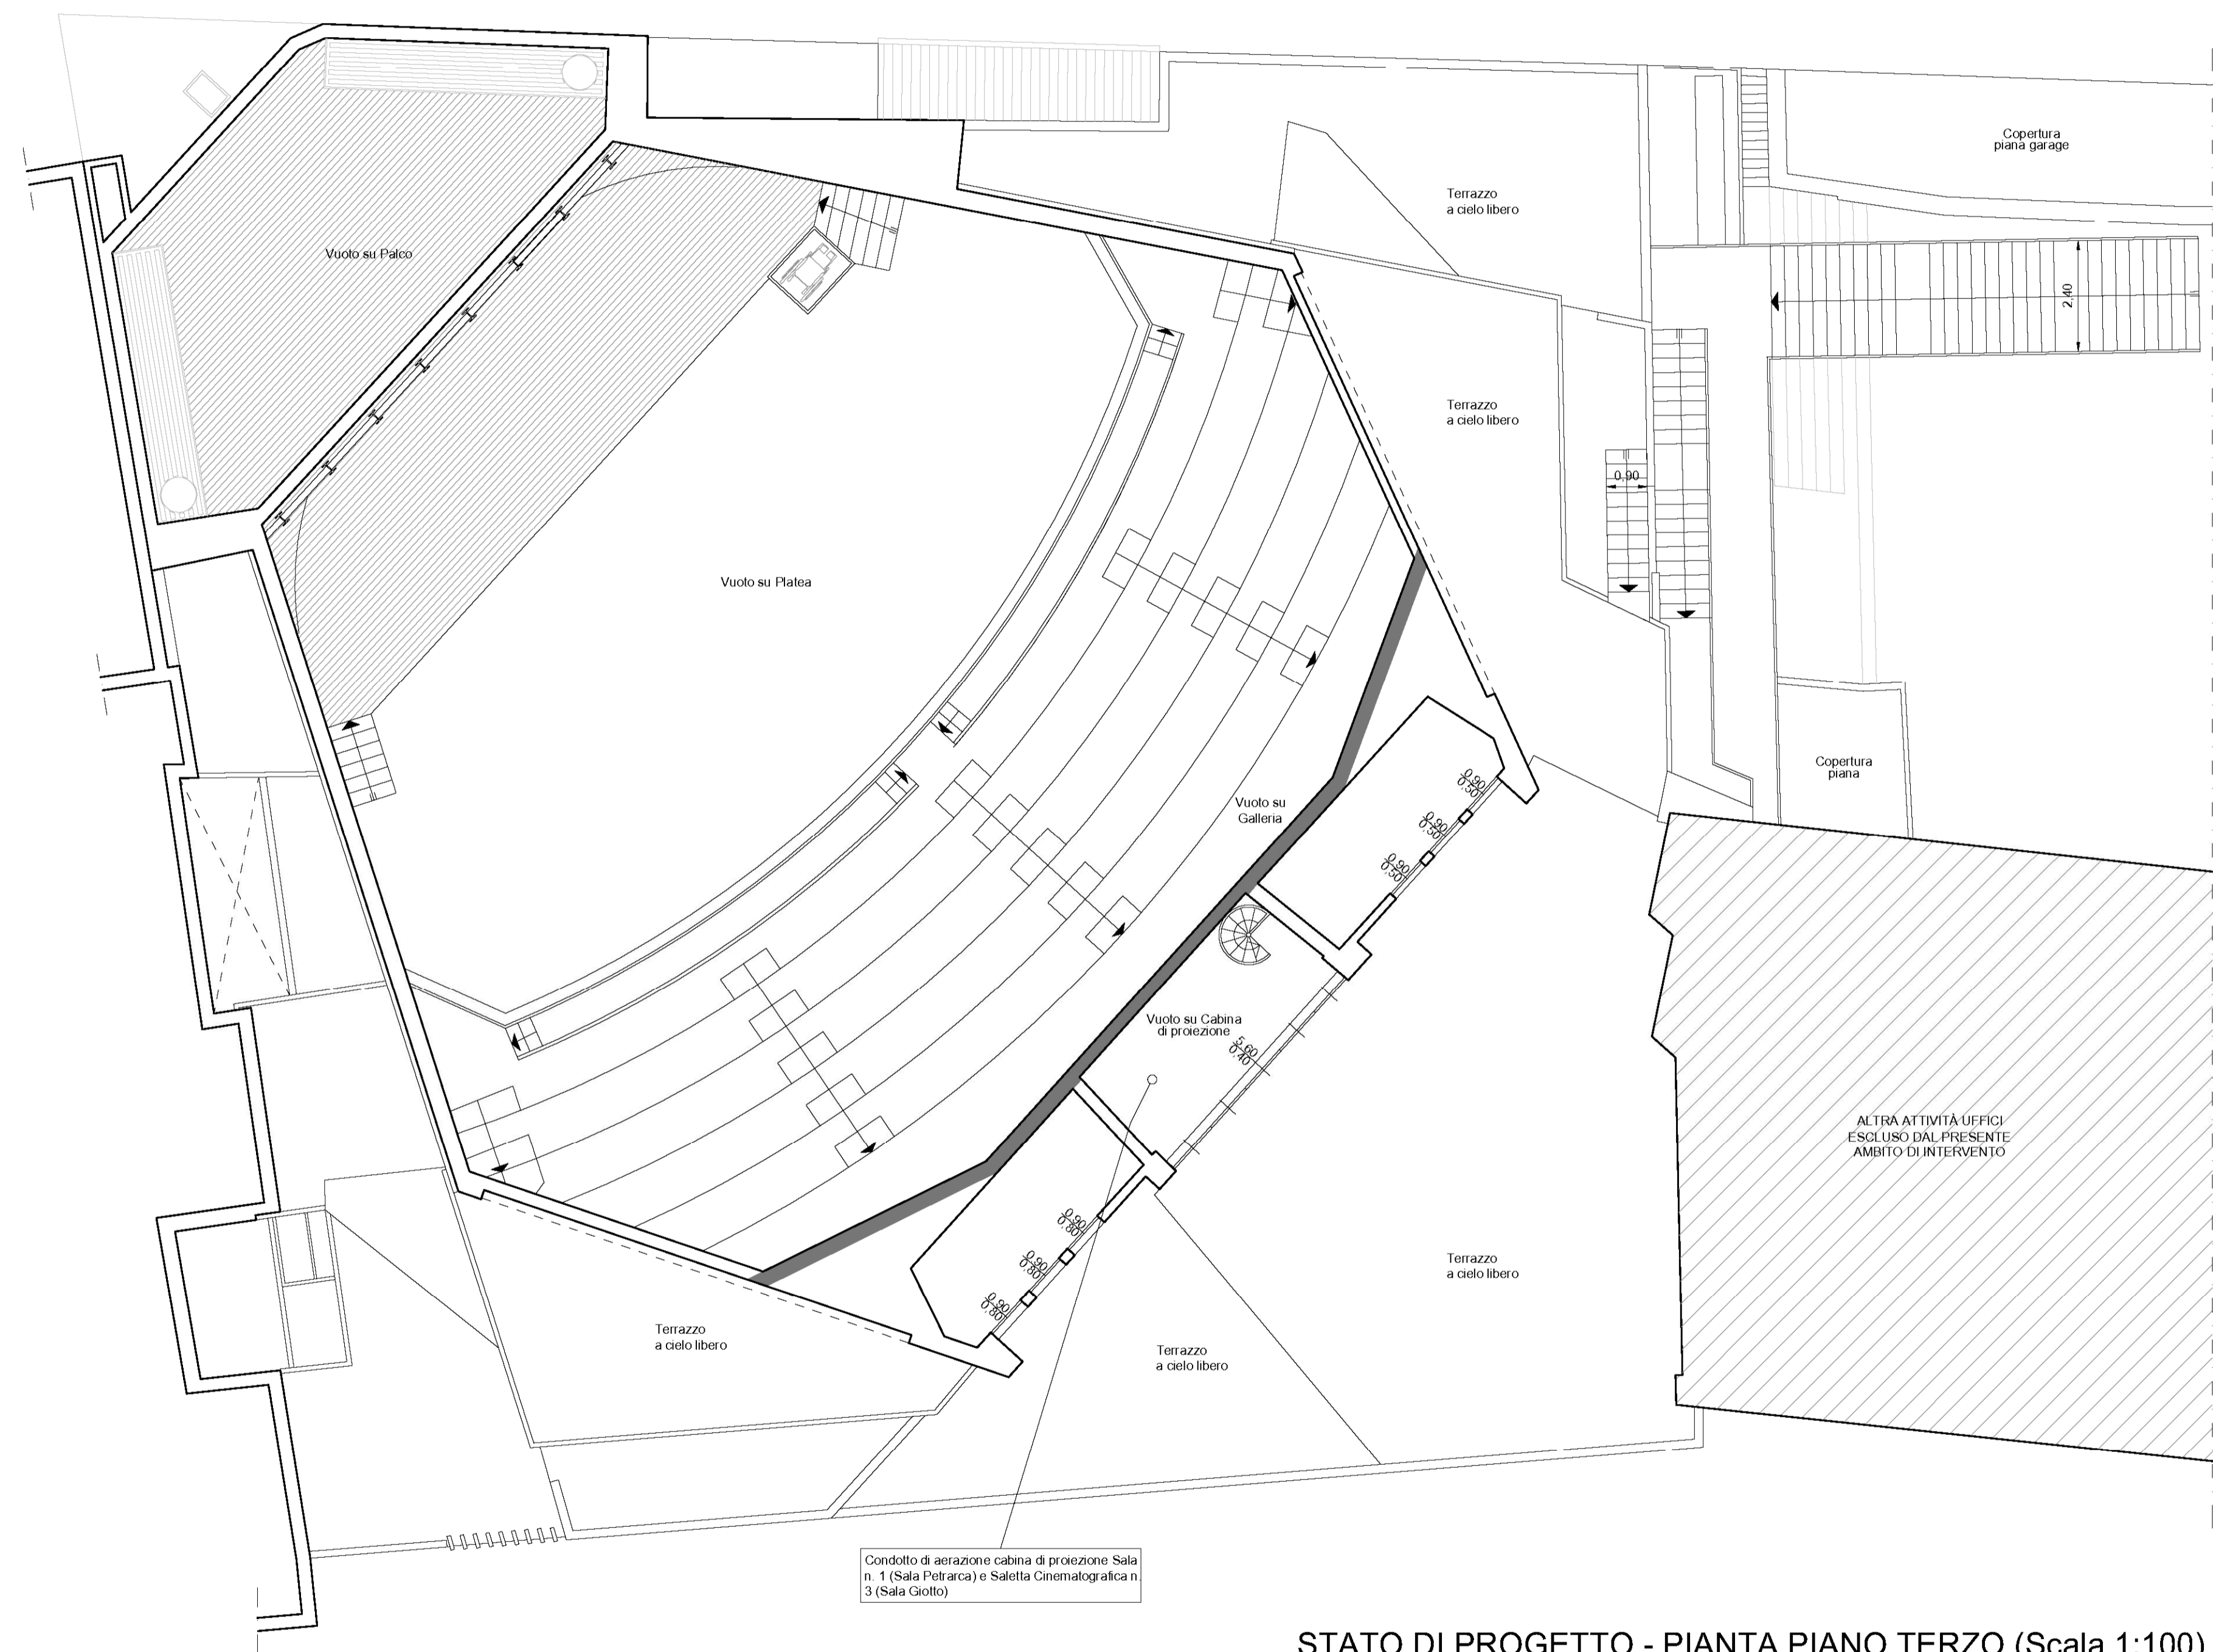

STATO DI PROGETTO - PIANTA PIANO TERZO (Scala 1:100)

STATO DI PROGETTO

Comune di Padova

Settore Lavori Pubblici

"RISTRUTTURAZIONE MPX"
VIA BONPORTI - PADOVA

CIG B5FC2A518F CUP H97B24000140007 Cod. Progetto LLPP EDP 2025/044

<p>PROGETTISTA OPERE ARCHITETTONICHE DIRETTORE DEI LAVORI Arch. Eleonora Strada indirizzo: via Sorio n° 89 - 35141 Padova email: studioarch.strada@gmail.com www.architetturacustica.eu</p> <p>Arch. Ivan Iobstraibizer indirizzo: via San Pietro n° 77 A - 35139 Padova email: ivan@iobstraibizer.eu</p>	<p>COORDINATORE PER LA SICUREZZA PROGETTISTA ANTINCENDIO PROGETTISTA IMPIANTI Ing. Davide Sabbadin indirizzo: via Tombolan Fava n° 47 - 35129 Padova email: info@sdprogetti.it</p>
---	--

FASE	AREA	TIPO ELABORATO
GC gestione commessa	PI pianificazione	IA impianti antincendio
IP indagini preliminari	UR urbanistica	SI sicurezza
PR progetto di fattibilità	AR architettonico	CO contabilità
PD progetto definitivo	ST strutture	IV valutazioni a verde e visibilità
PE progetto esecutivo	SE geologia e idrogeologia	ID intesa opere
AP appalto	IE impianti elettrici e speciali	RE rapporti con enti
DL direzione lavori	IM impianti termomeccanici	SA servizi accessori
		EE elenco elaborati
		EG elaborati grafici
		RE relazioni
		CM computi metrici e stime
		CC capitolati e contratti
		EP elenco prezzi
		AP analisi prezzi
		LL lista delle lavorazioni
		GL giornale dei lavori
		RC registro di contabilità
		SL stato di avanzamento lavori
		PM piano manutenzione
		VE verbali
		LC lettere e comunicazioni

TITOLO TAVOLA: Pianta Piano Terzo		file n° 69
SIGLA: PFTE WF EG 07 R1	DATA: 30/06/2025	SCALA: 1:100
FILE: PFTE WF EG 07 R1 Pianta Piano Terzo	PROGETTO	

CAPO SETTORE LAVORI PUBBLICI
Dott. Danilo Guarti
Settore Lavori Pubblici Comune di Padova

RESPONSABILE UNICO DEL PROGETTO
arch. Domenico Lo Bosco
Settore Lavori Pubblici Comune di Padova