


STATO PROGETTO APPROVATO - PIANTA COPERTURA (Scala 1:100)

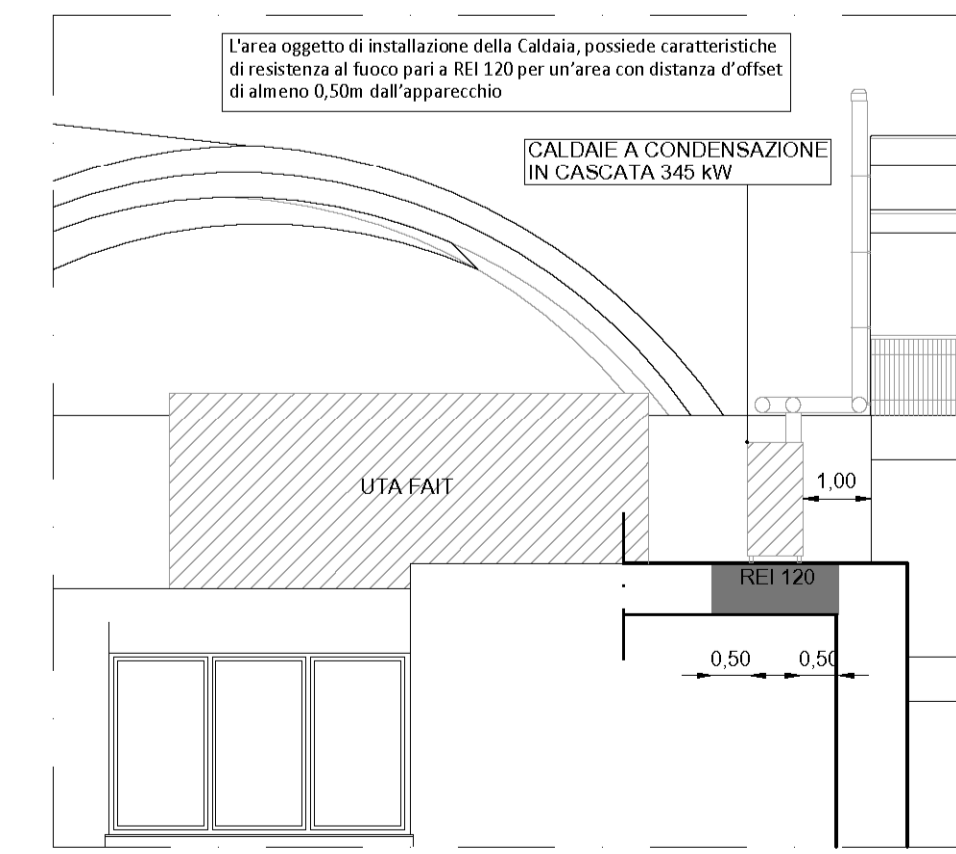

PARTICOLARE SEZIONE SOLAIO (Scala 1:100)

STATO INVARIATO RISPETTO AL PRECEDENTE PARERE DI CONFORMITÀ ANTINCENDIO DEL 28/09/2022 PROT N.27535

LEGENDA SIMBOLI ANTINCENDIO	
	Struttura con caratteristiche di resistenza al fuoco REI 90
	Idrante a muro DN 45 conforme alle norme UNI EN 671 - 2 dotato di manichetta con lunghezza di 20 mt per prol. interna edilizia (UNI 10779)
	Estintore portatile a polvere, di tipo omologato, per fuochi in classe A-B-C, tipo 34A - 233 BC da Kg. 6
	Estintore portatile a CO2, di tipo omologato, per fuochi in classe B, tipo 113 B da Kg. 5
	Centrale antincendio
	Pulsante manuale antincendio
	Pannello ottico acustico allarme antincendio
	Sirena acustica allarme antincendio - esterna
	Locale protetto da impianto di rivelazione automatica fumo incendio conforme alle norme UNI 9795
	Locale protetto da impianto di rivelazione termovelocimetrico conforme alle norme UNI 9795
	Quadro elettrico generale
	Pulsante sgancio generale energia elettrica
	Pulsante sgancio energia elettrica centrale termica
	Valvola di intercettazione rapida gas metano centrale termica
	Lampada di illuminazione di emergenza ad energia autonoma
	Uscita di sicurezza
	Percorso di esodo orizzontale
	Percorso di esodo verso il basso
	Percorso di esodo verso l'alto
	Identificativo scala di esodo
	Cassetta pronto soccorso

Comune di Padova

Settore Lavori Pubblici

"RISTRUTTURAZIONE MPX"
VIA BONPORTI - PADOVA

CIG B5FC2A518F CUP H97B24000140007 Cod. Progetto LLPP EDP 2025/044

<p>PROGETTISTA OPERE ARCHITETTONICHE DIRETTORE DEI LAVORI Arch. Eleonora Strada indirizzo: via Sorio n° 89 - 35141 Padova email: studioarch.strada@gmail.com www.architetturacustica.eu</p>	<p>COORDINATORE PER LA SICUREZZA PROGETTISTA ANTINCENDIO PROGETTISTA IMPIANTI Ing. Davide Sabbadin indirizzo: via Tombolan Fava n° 47 - 35129 Padova email: info@sdprogetti.it</p>
--	--

FASE	AREA	IA	TIPO ELABORATO
GC gestione commessa	PI pianificazione	IA impianti antincendio	EE elenco elaborati
IP indagini preliminari	UR urbanistica	SI sicurezza	EG elaborati grafici
PR progetto di fattibilità	AR architettonico	CO contabilità	RE relazioni
PD progetto definitivo	ST strutture	VV valutazioni a verde e visibilità	CM compunti metrici e stime
PE progetto esecutivo	SE geologia e idrogeologia	ID intesa opere	CC capitolati e contratti
AP appalto	IE impianti elettrici e speciali	RE rapporti con enti	EP elenco prezzi
DL direzione lavori	IM impianti termomeccanici	SA servizi accessori	AP acclidi prezzi
			LL lista delle lavorazioni
			GL giornale dei lavori
			RC registro di contabilità
			SL stato di avanzamento lavori
			PM piano manutenzione
			VE verbali
			LC lettere e comunicazioni

TITOLO TAVOLA: Pianta Piano Copertura		file n°	70
SIGLA:	PFTE WF EG 08 R1	PFTE	ESECUTIVO
DATA:	30/06/2025		
SCALA:	1:100		
FILE:	PFTE WF EG 08 R1 Pianta Piano Copertura	PROGETTO	

CAPO SETTORE LAVORI PUBBLICI
Dott. Danilo Guarti
Settore Lavori Pubblici Comune di Padova

RESPONSABILE UNICO DEL PROGETTO
arch. Domenico Lo Bosco
Settore Lavori Pubblici Comune di Padova